



ZÁKLADY FLOTACE A FLOKULACE - PŮDORYS
(177.900 m)

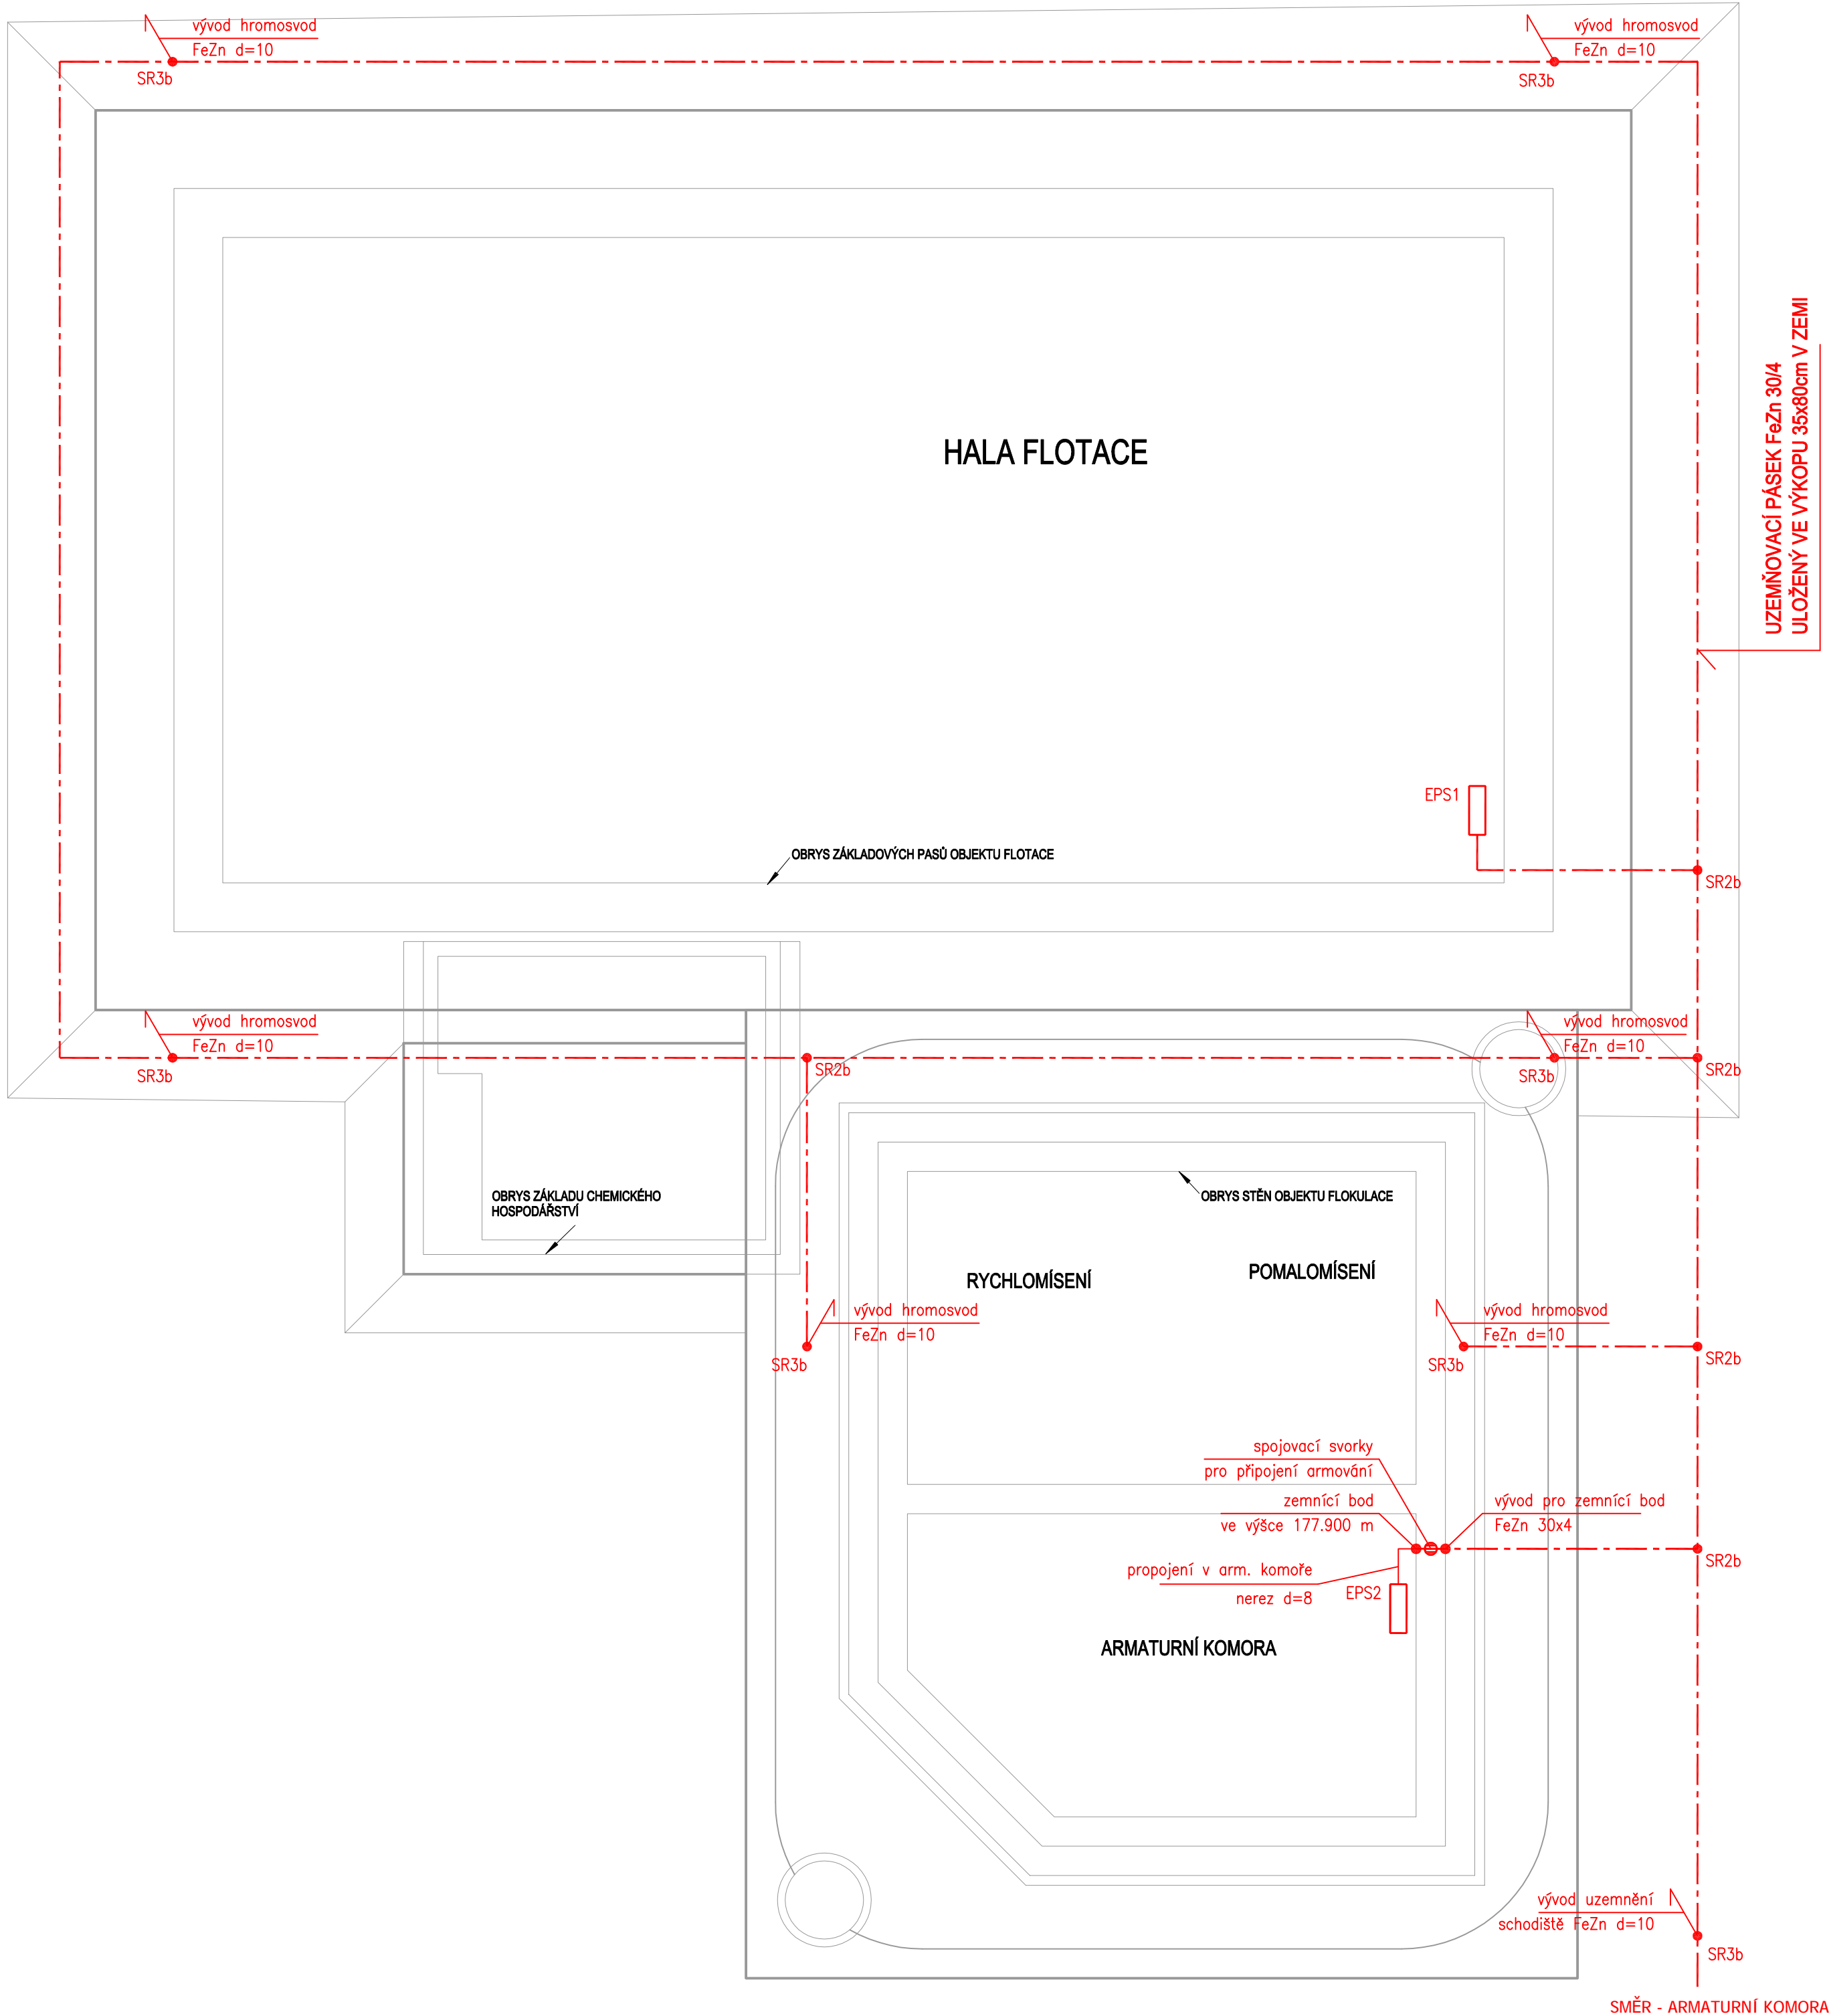

- LEGENDA :
- SK SVORKA KŘÍŽOVÁ
 - SS SVORKA SPOJOVACÍ
 - SZa SVORKA ZKUŠEBNÍ
 - SUA SVORKA UNIVERZÁLNÍ
 - SR2b SVORKA SPOJOVACÍ – PRO SPOJENÍ ZEMNÍČÍ PÁSKY
 - SR3b SVORKA SPOJOVACÍ – PRO SPOJENÍ ZEMNÍČÍ PÁSKY S DRÁTEM
 - S0a SVORKA NA OKAPOVÉ ŽLABY
 - ST SVORKA NA OKAPOVÉ TROUBY
 - ST5 SVORKA NA POTRUBÍ
 - PV PODPĚRA VEDENÍ DO ZDIVA
 - DOU DRŽÁK OCHRANNÉHO ÚHELNIKU
 - OU OCHRANNÝ ÚHELNIK
 - PJ POMOCNÝ JÍMAČ – POZINKOVANÝ DRÁT FeZn d=8 DÉLKY 30cm
 - EKVIPOTENCIÁLNÍ SVORKOVNICE
 - UZEMŇOVACÍ PÁSEK FeZn 30/4
 - UZEMŇOVACÍ DRÁT FeZn d=10 / AlMgSi d=8 / nerez d=8
 - ⊖ SPOJOVACÍ SVORKA PRO PŘIPOJENÍ ARMOVÁNÍ
- ZEMNÍ SPOJE UZEMŇOVACÍHO PÁSKU OŠETŘIT ASFALTOVOU HMOTOU
OCHRANA PŘED BLESKEM BUDE ZHOTOVENA V SOULADU SE SOUBOREM NOREM ČSN EN 62305–1–4 ed.2

Revize	Popis revize	Datum revize
<div><div></div><div>AQUA PROCON s.r.o. Projektová a inženýrská společnost Palackého tř. 12, 612 00 Brno tel.: +420 541 426 011 E-mail: info@aquaprocon.cz www.aquaprocon.cz</div></div>		
Vedoucí projektu		Ing. Jaroslav Jarolím
Vedoucí dílčího projektu		
Zodpovědný projektant		Ing. Radek Cabal
Vypracoval		Ing. Radek Cabal
Kontroloval		Ing. Jan Polášek
Investor		Vodovody a kanalizace Břeclav a.s
Objednatel		Vodovody a kanalizace Břeclav a.s
Formát	6A4	Měřítko 1:50
Stupeň	ZD	Datum 08/2021
Zakázkové číslo	1570521-18	
Projekt POHOŘELICE - INTENZIFIKACE A ZVÝŠENÍ KAPACITY ČOV		
D - Dokumentace objektů a technických a technologických zařízení D.1 - Dokumentace stavebních a inženýrských objektů SO 217 STAVEBNÍ ELEKTROINSTALACE		
Příloha	DISPOZICE - TERCIÁLNÍ ČIŠTĚNÍ UZEMNĚNÍ	Souprava
Číslo přílohy	D.1.17.3	Revize 0