




PE100 RC110 x 6,6 SDR17 délky 380 m

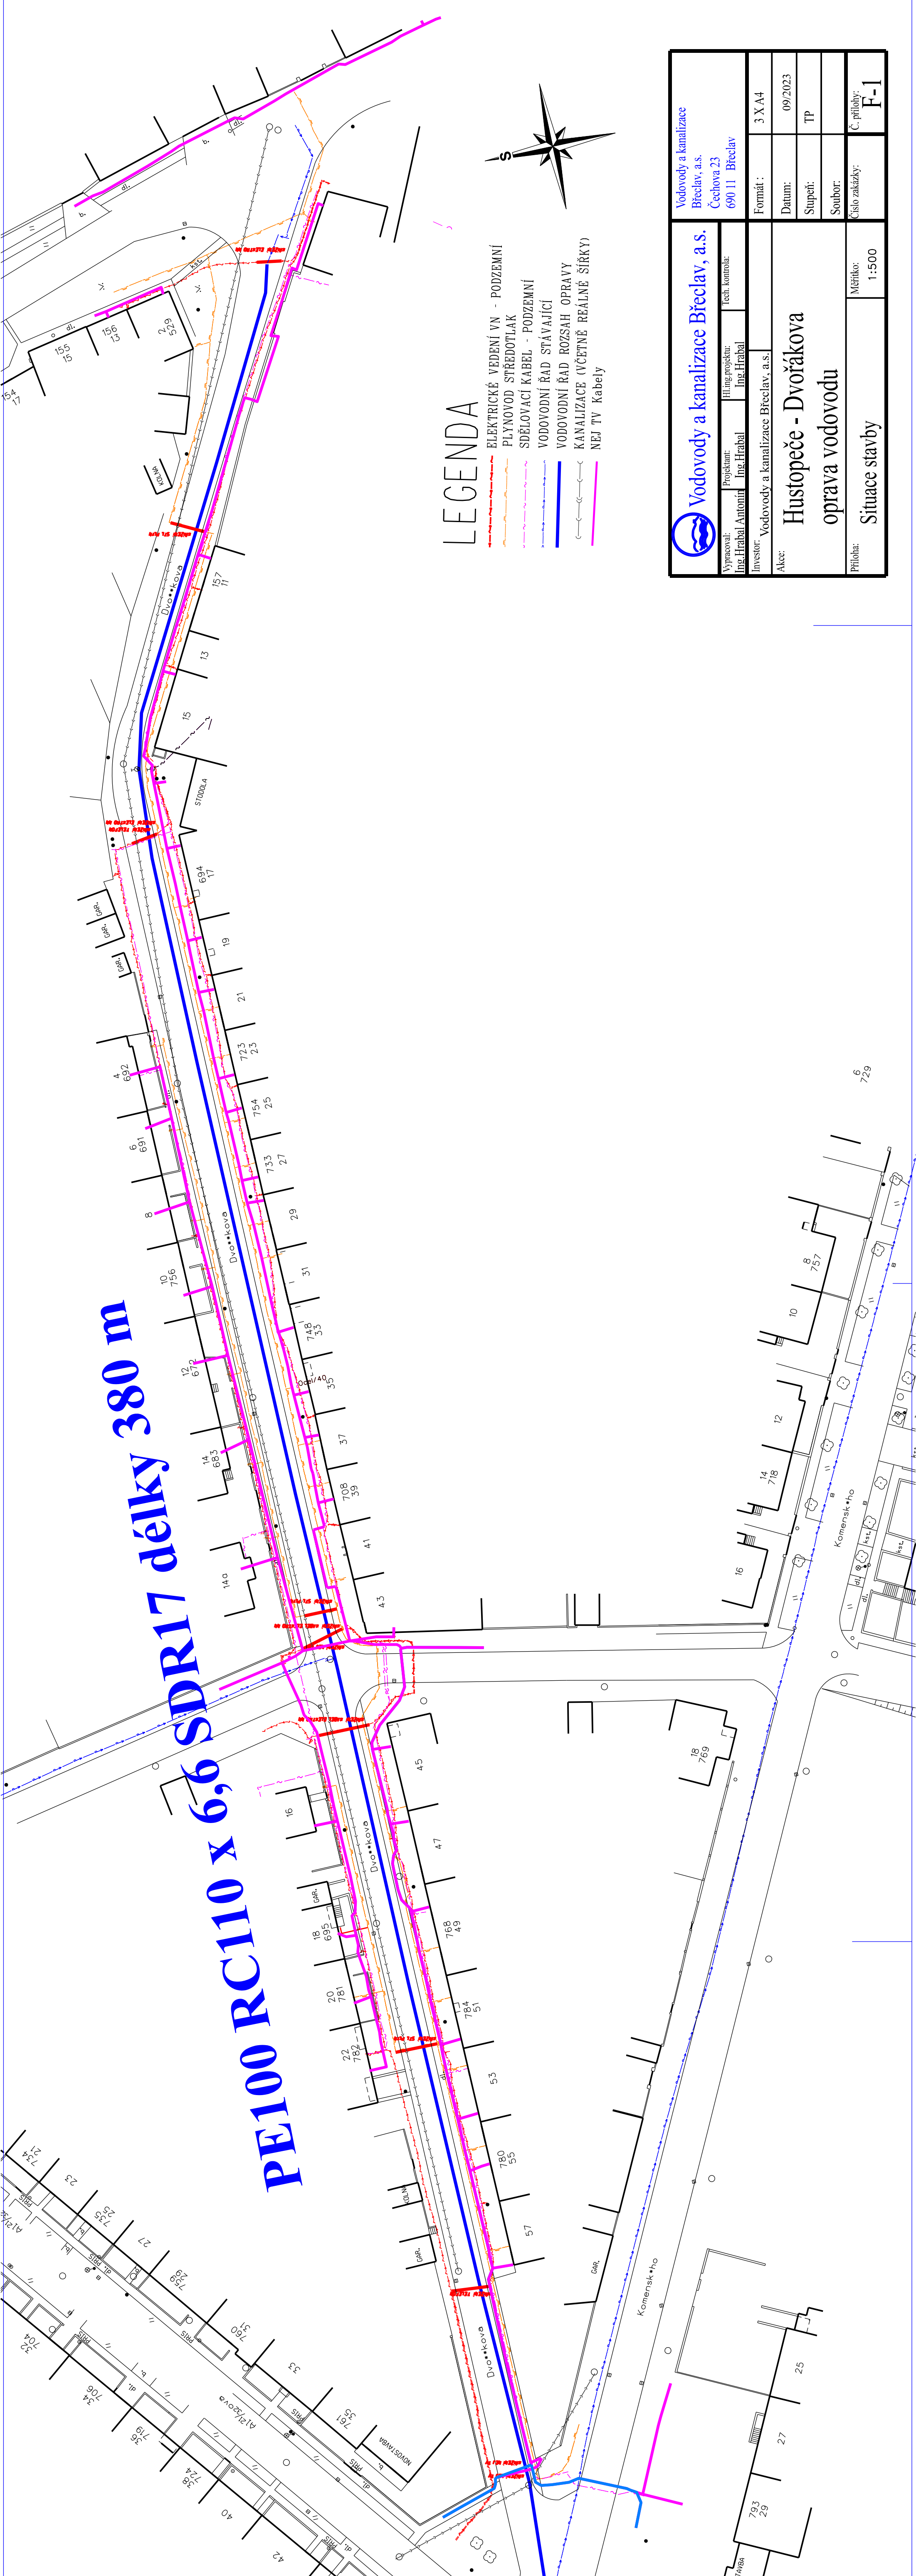

LEGENDA

- ELEKTRICKÉ VEDENÍ VN - PODZEMNÍ
- PLYNOVOD STŘEDOTLAK
- SĎELOVACÍ KABEL - PODZEMNÍ
- VODOVODNÍ ŘAD STÁVAJÍCÍ
- VODOVODNÍ ŘAD ROZSAH OPRAVY
- KANALIZACE (VČETNĚ REÁLNĚ ŠÍŘKY)
- NEJ TV Kabely

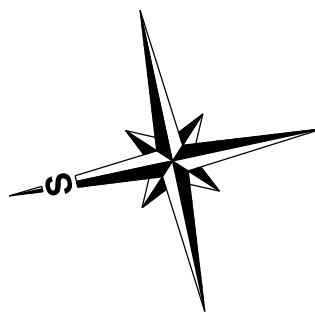

 Vodovody a kanalizace Břeclav, a.s. Čechova 23 690 11 Břeclav		Vodovody a kanalizace Břeclav, a.s. Čechova 23 690 11 Břeclav
Vypracoval: Ing. Hrabal Antonín	Projektant: Ing. Hrabal	Tech. kontrola: Ing. Hrabal
Investor: Vodovody a kanalizace Břeclav, a.s.		Formát: 3 X A4
Akce:		Datum: 09/2023
Hustopeče - Dvořákova oprava vodovodu		Stupeň: TP
Příloha:		Soubor:
Situace stavby		Číslo zakázky:
Měřítko: 1:500		Č. přílohy: F-1