



PŮDORYS

1 : 50

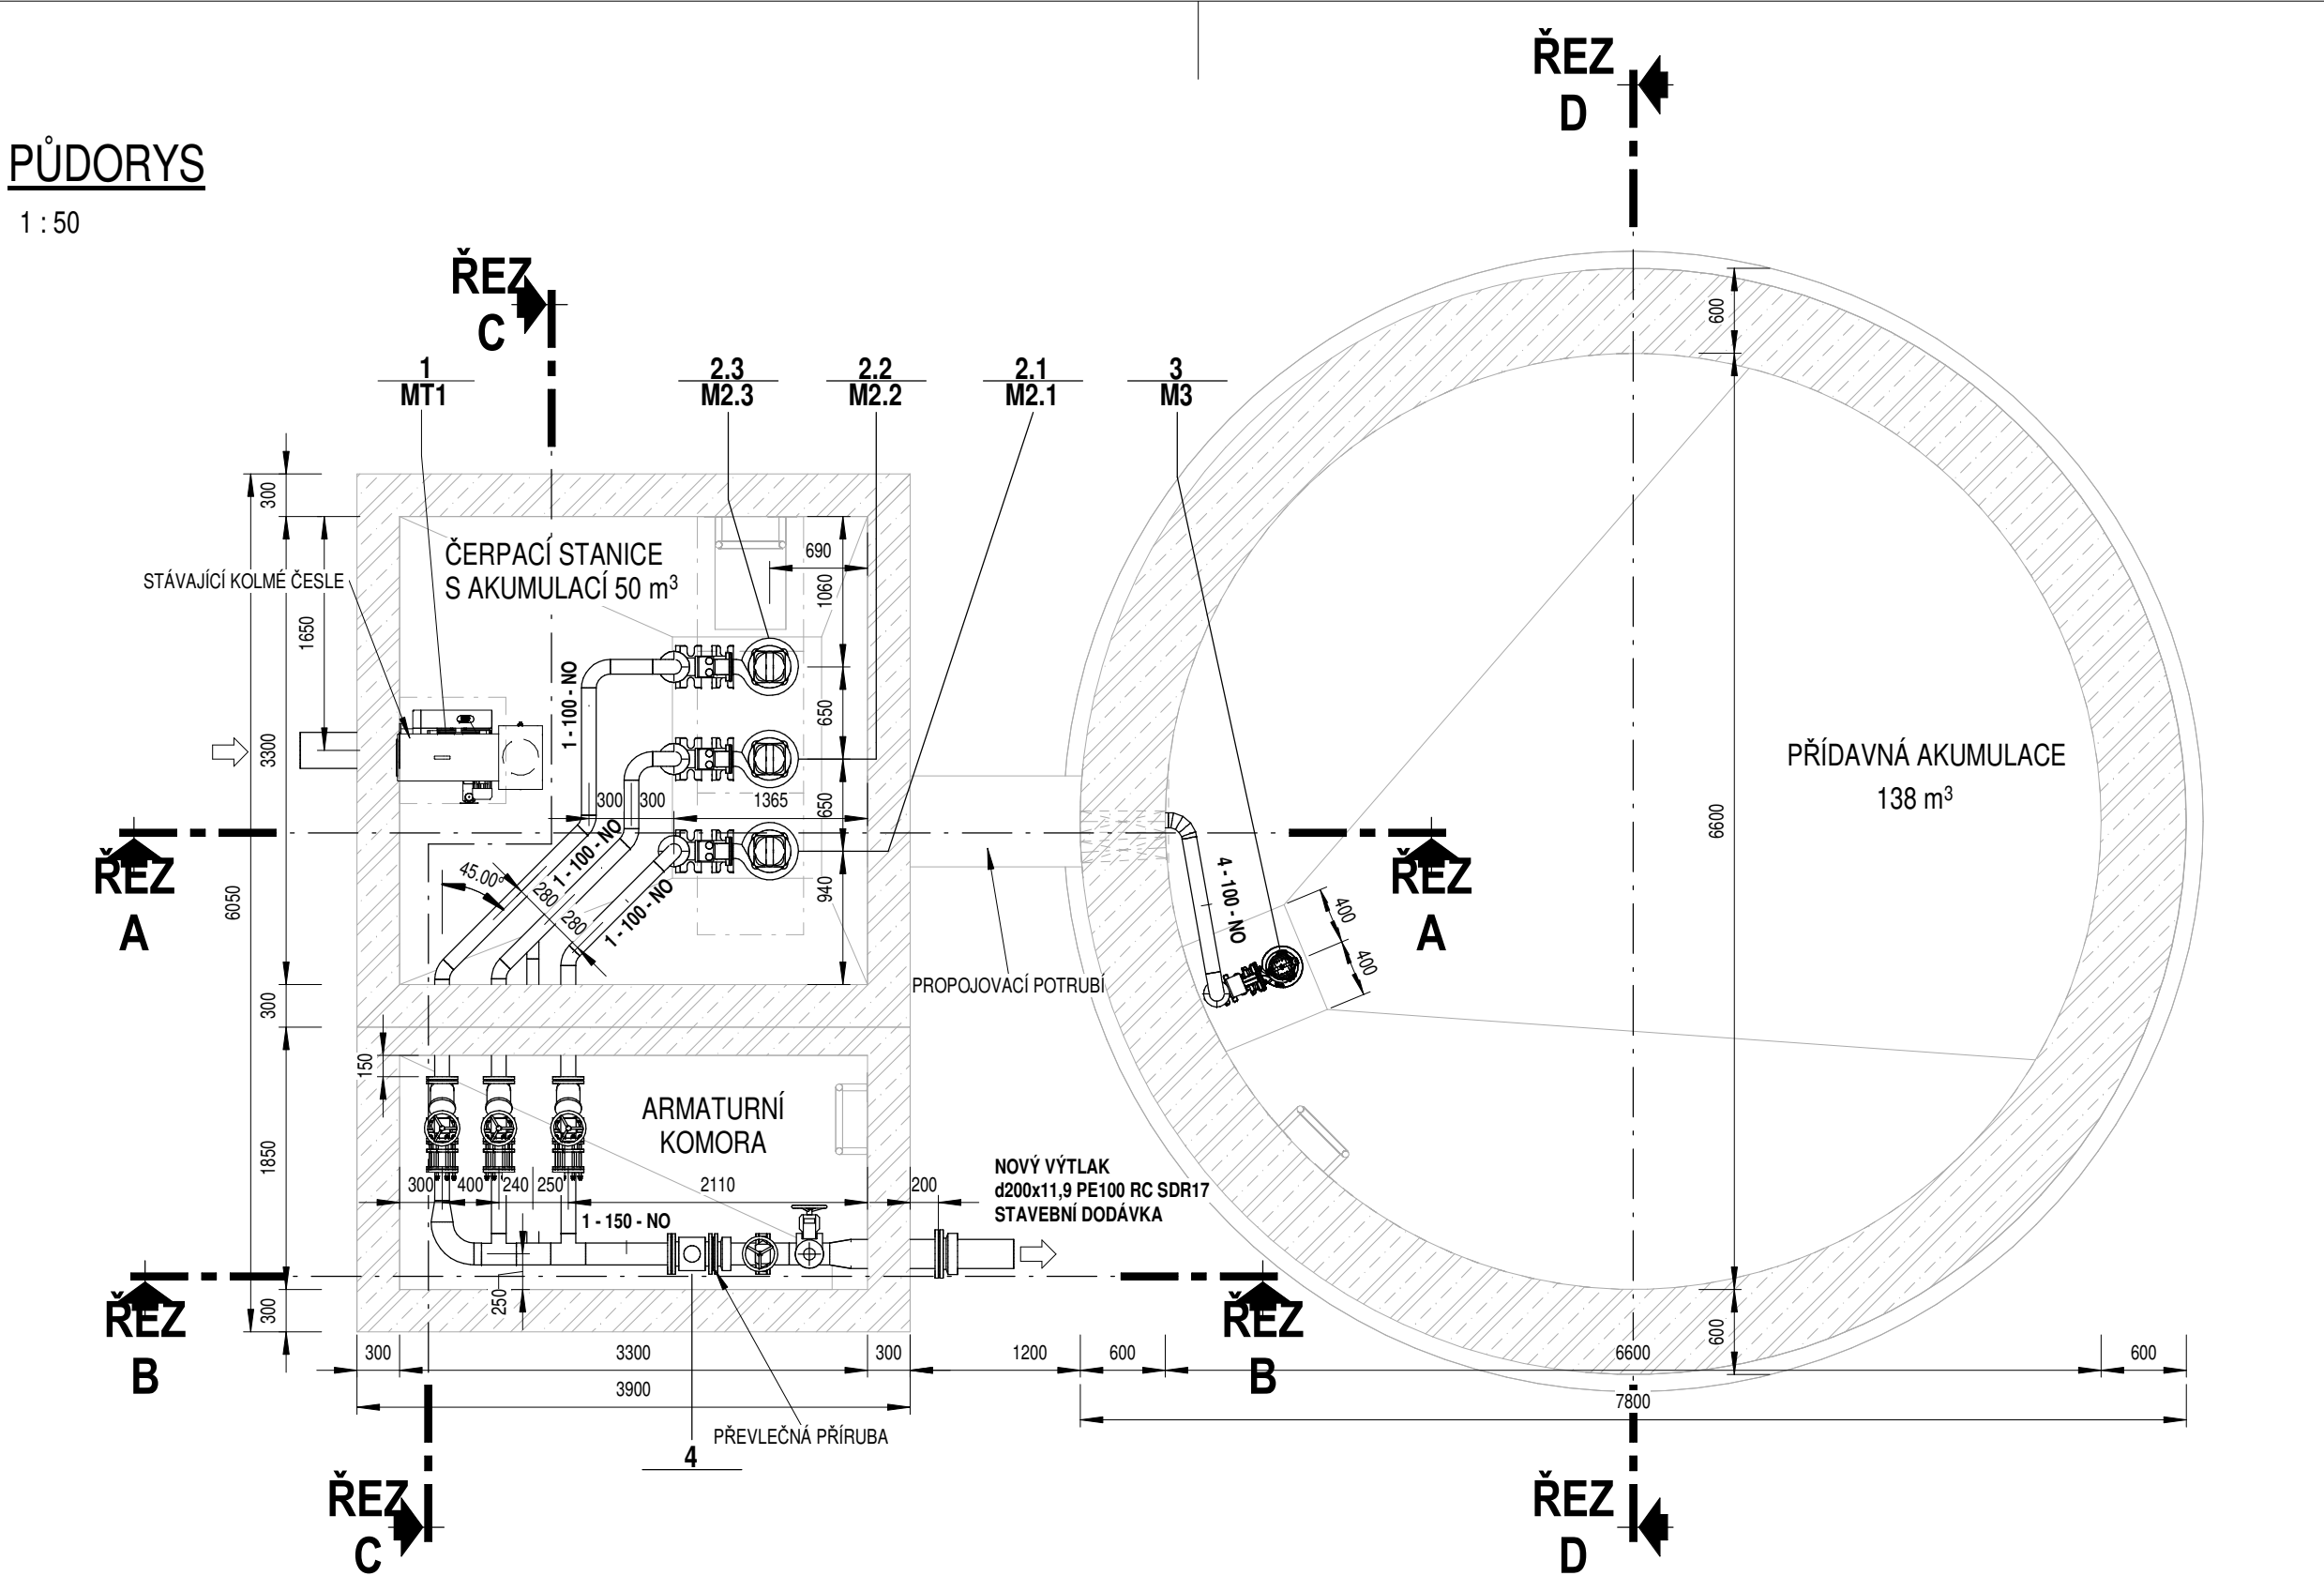


ŘEZ B

1 : 50

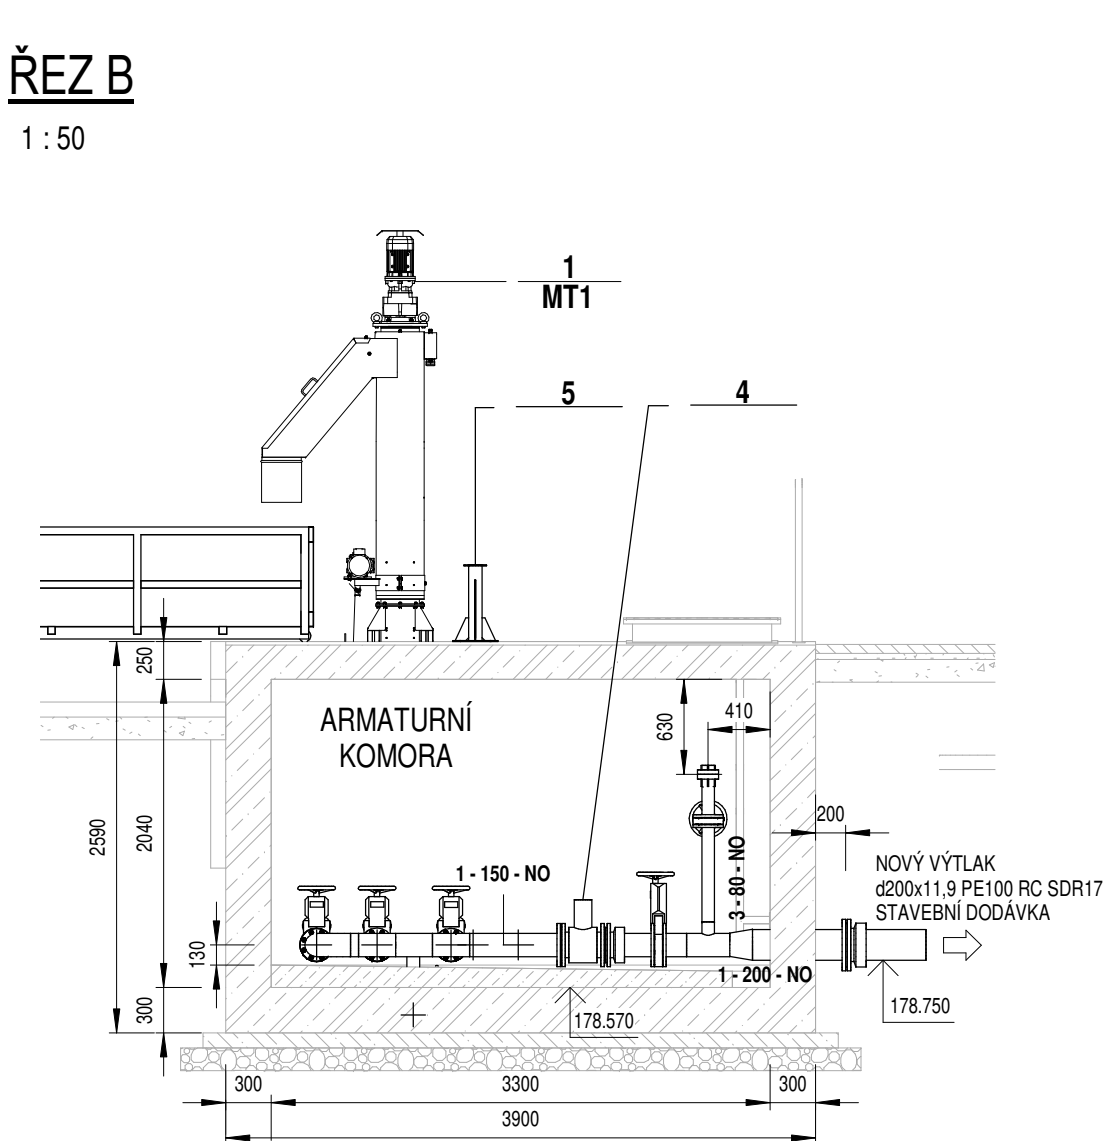


ŘEZ C

1 : 50

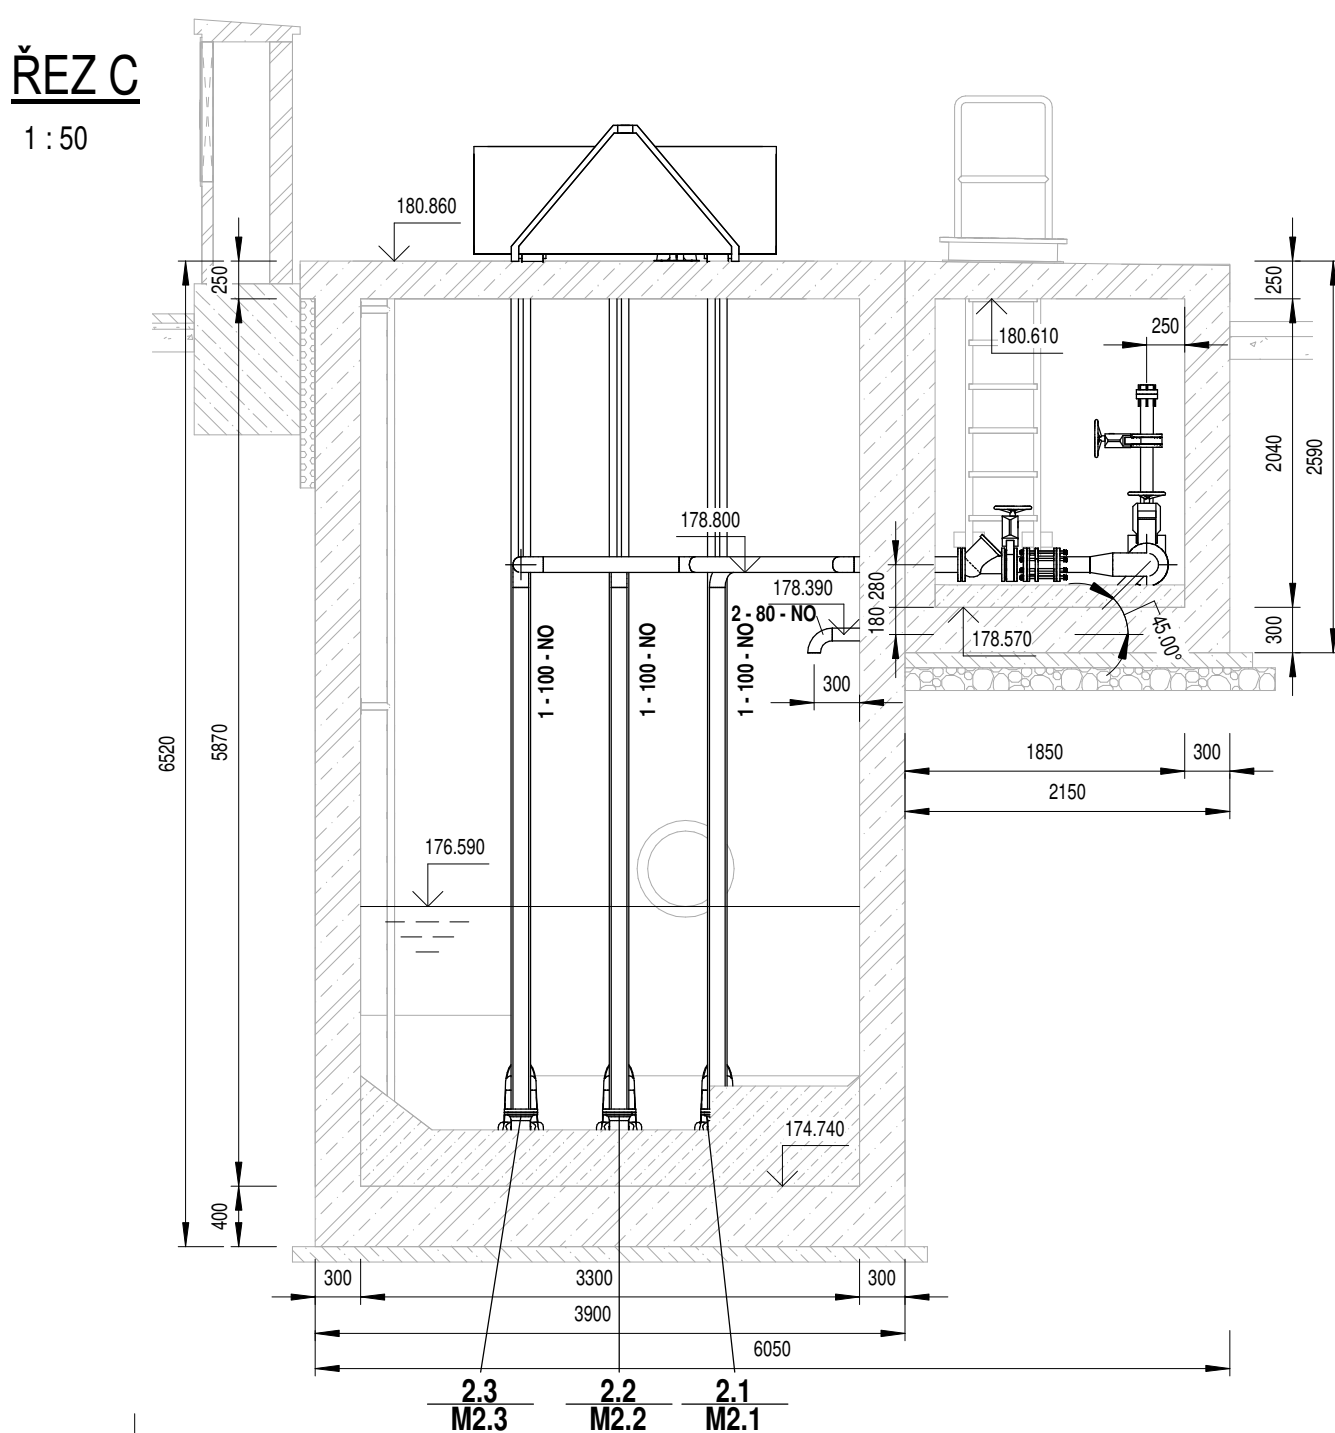


ŘEZ D

1 : 50

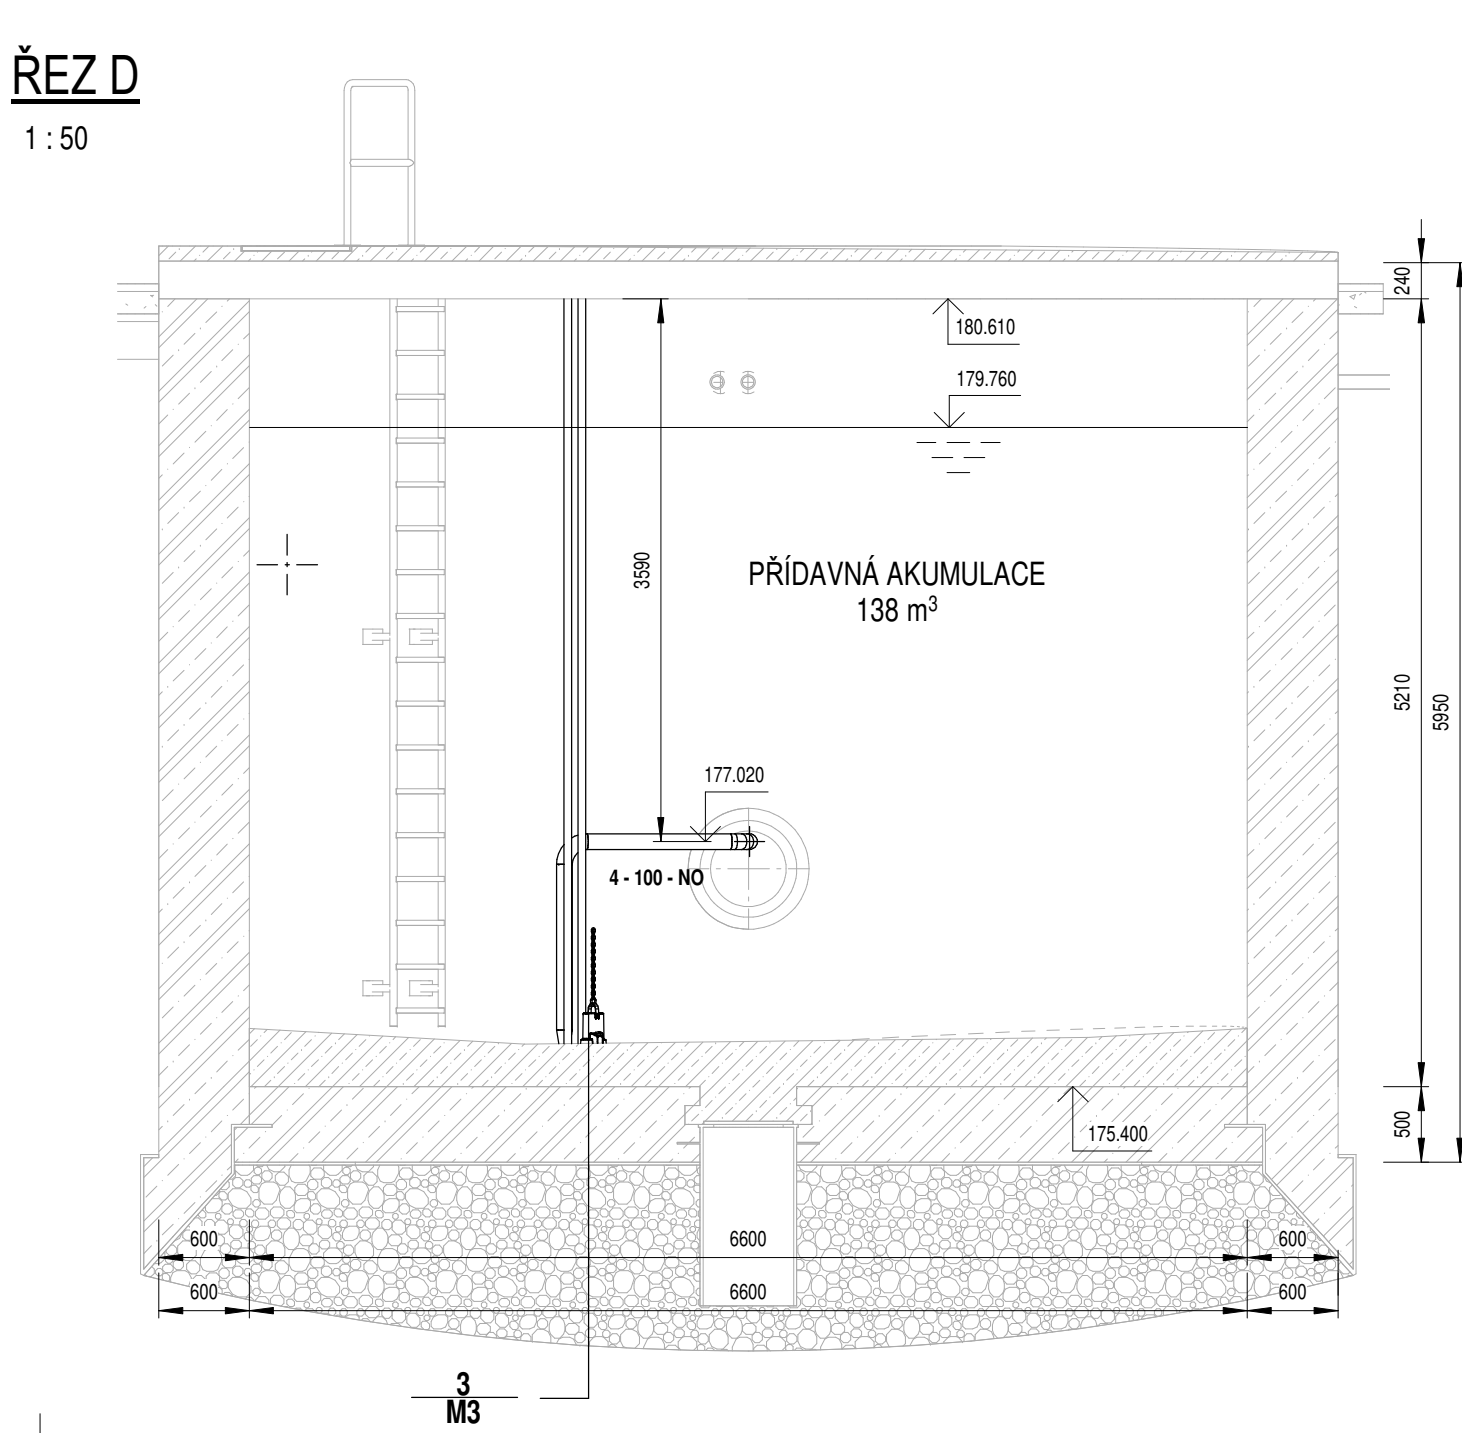

ŘEZ A

1 : 50

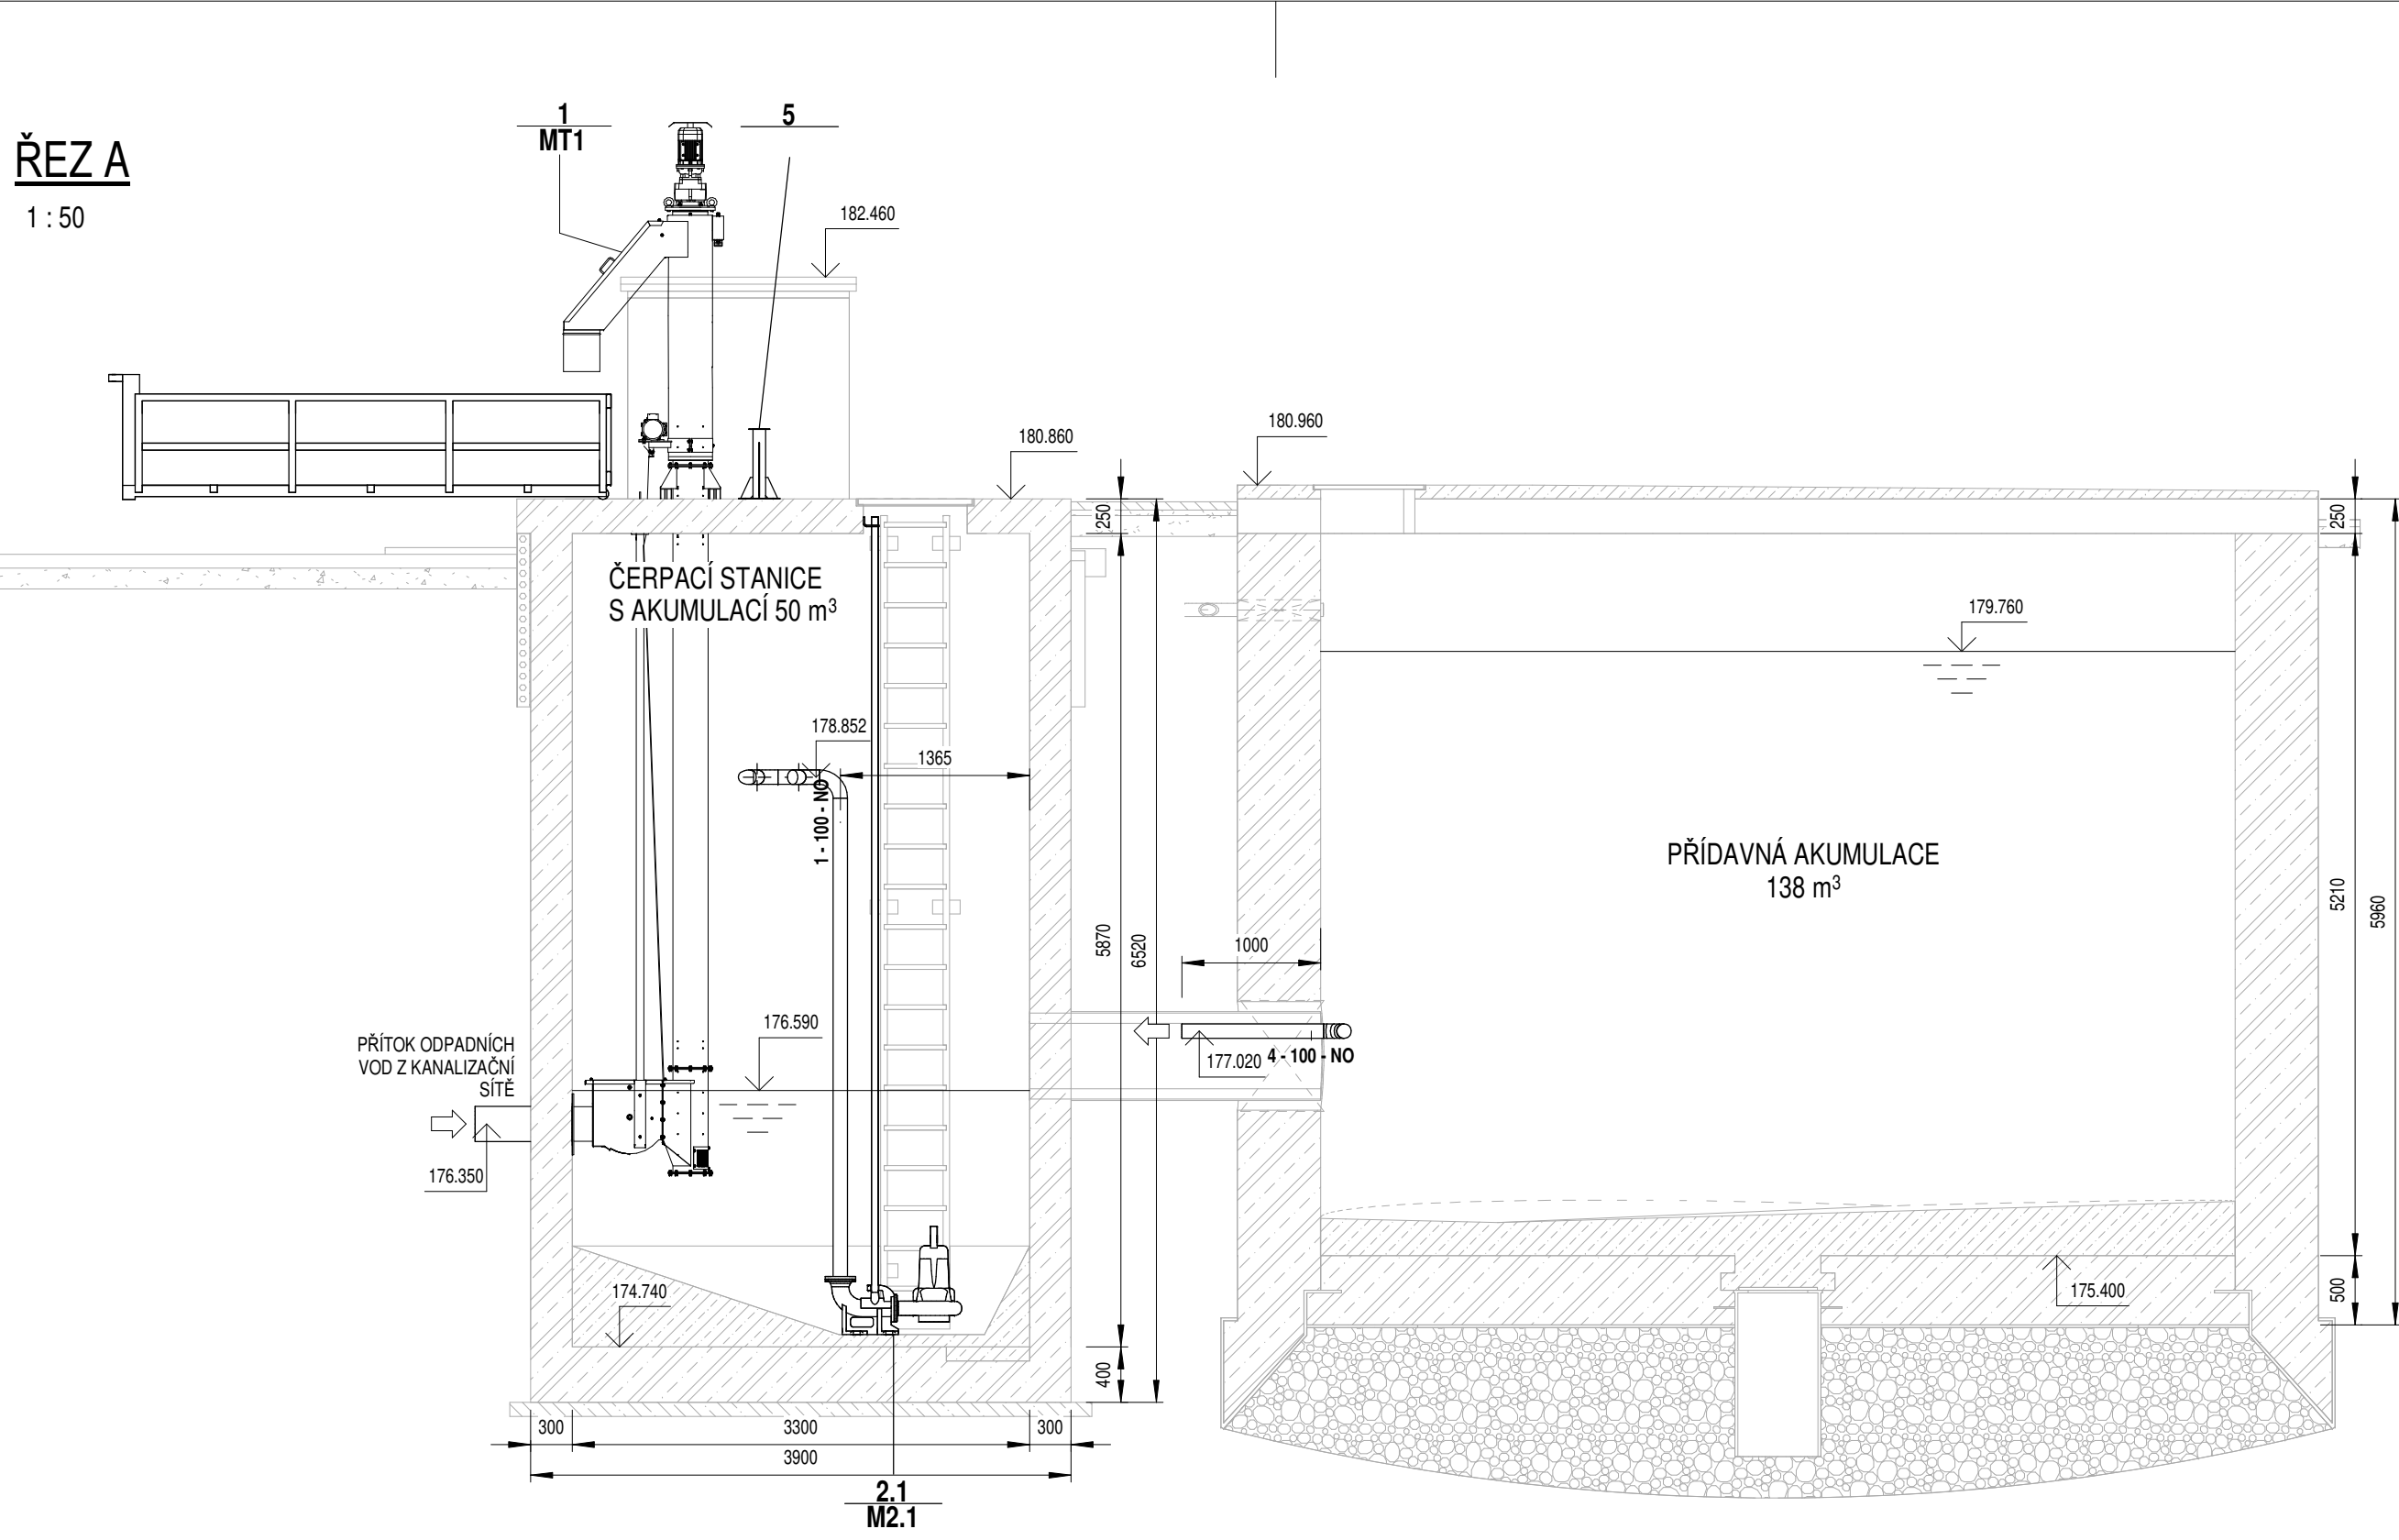

0	Revize	Popis revize	Datum revize
---	--------	--------------	--------------

AQUA PROCON s.r.o. Projektová a inženýrská společnost Palackého tř. 12, 612 00 Brno tel.: +420 541 426 011, fax: +420 541 426 012 E-mail: info@aquaprocon.cz www.aquaprocon.cz	Vedoucí projektu Ing. Jaroslav Jarolím Vedoucí dílčího projektu Zodpovědný projektant Ing. Tomáš Adamec Vypracoval Ing. Lucie Hofmanová Kontroloval Ing. Jan Polášek
--	---

Investor Město Pohořelice Objednatel Město Pohořelice
--

Formát 8A4 Měřítko 1:50 Stupeň Stupeň Datum 08/2021 Zakázkové číslo 1541520-18

Projekt POHOŘELICE - ČS U HŘIŠTĚ A RETENČNÍ NÁDRŽ D - Dokumentace objektů D.2 - Čerpací stanice 02 D.2.101 - PS 401 STROJNĚ-TECHNOLOGICKÁ ČÁST	Priloha DISPOZICE TECHNOLOGIE Číslo přílohy D.2.101.3 Souprava Revize 0
--	--