



PŘECHOD PŘES VODNÍ TOK

PŮDORYS M 1:50

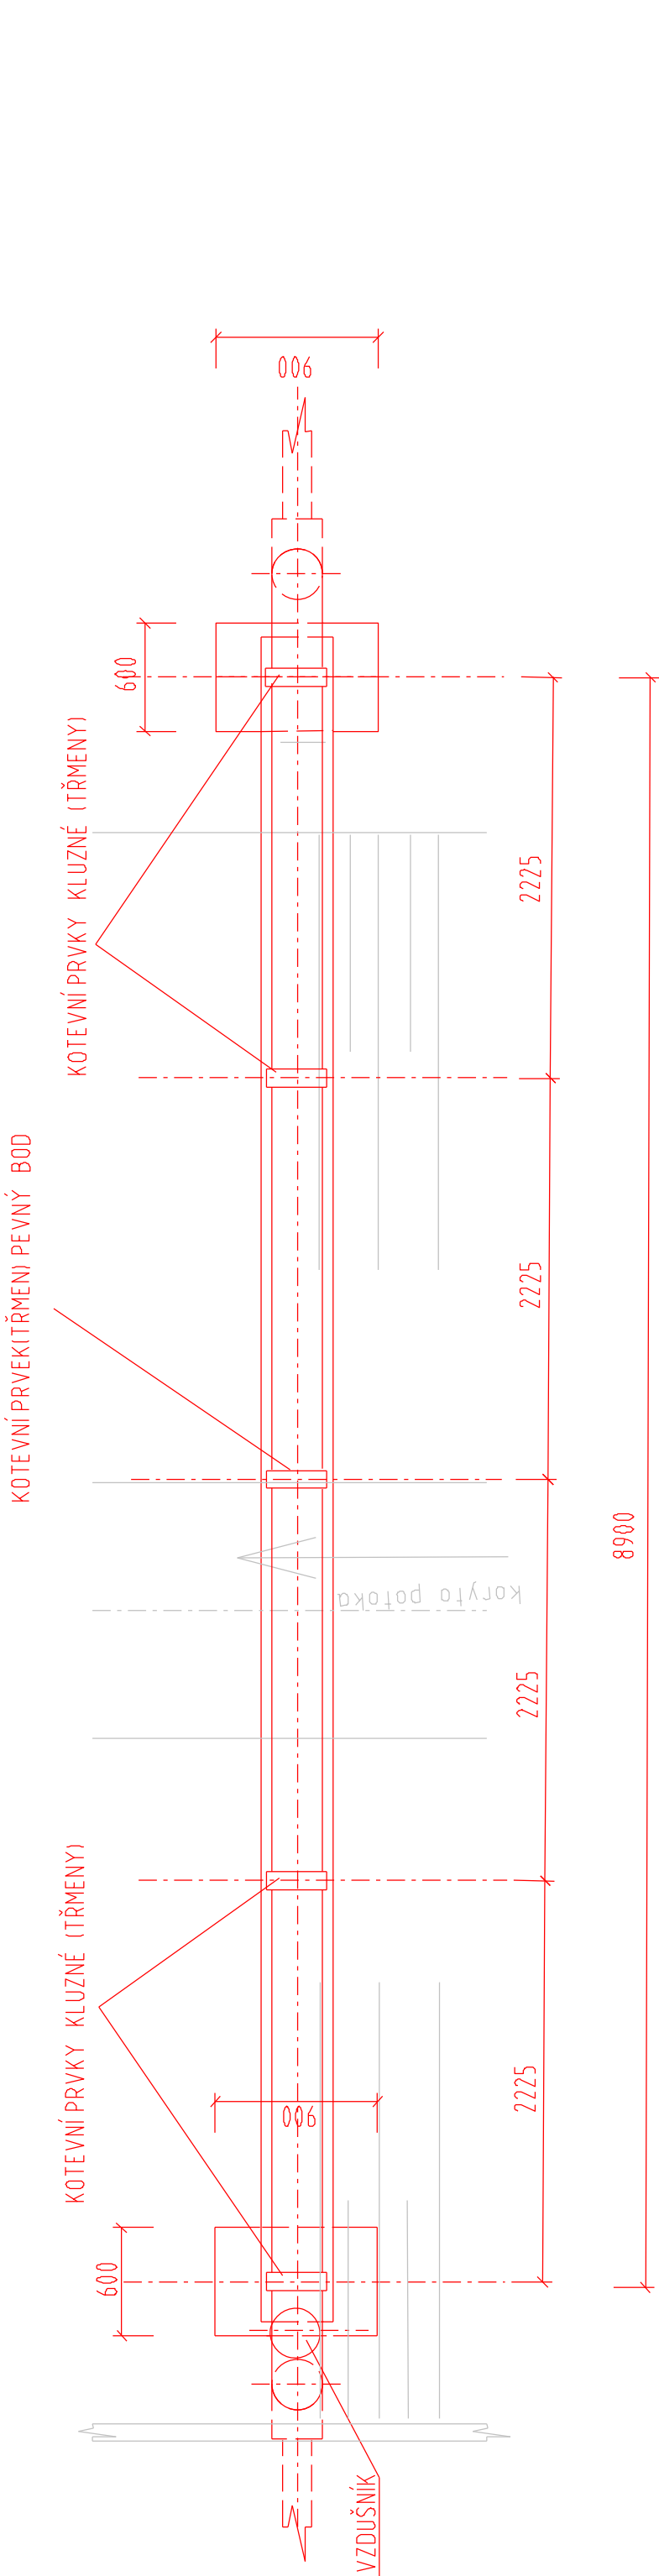

ŘEZ M 1:50

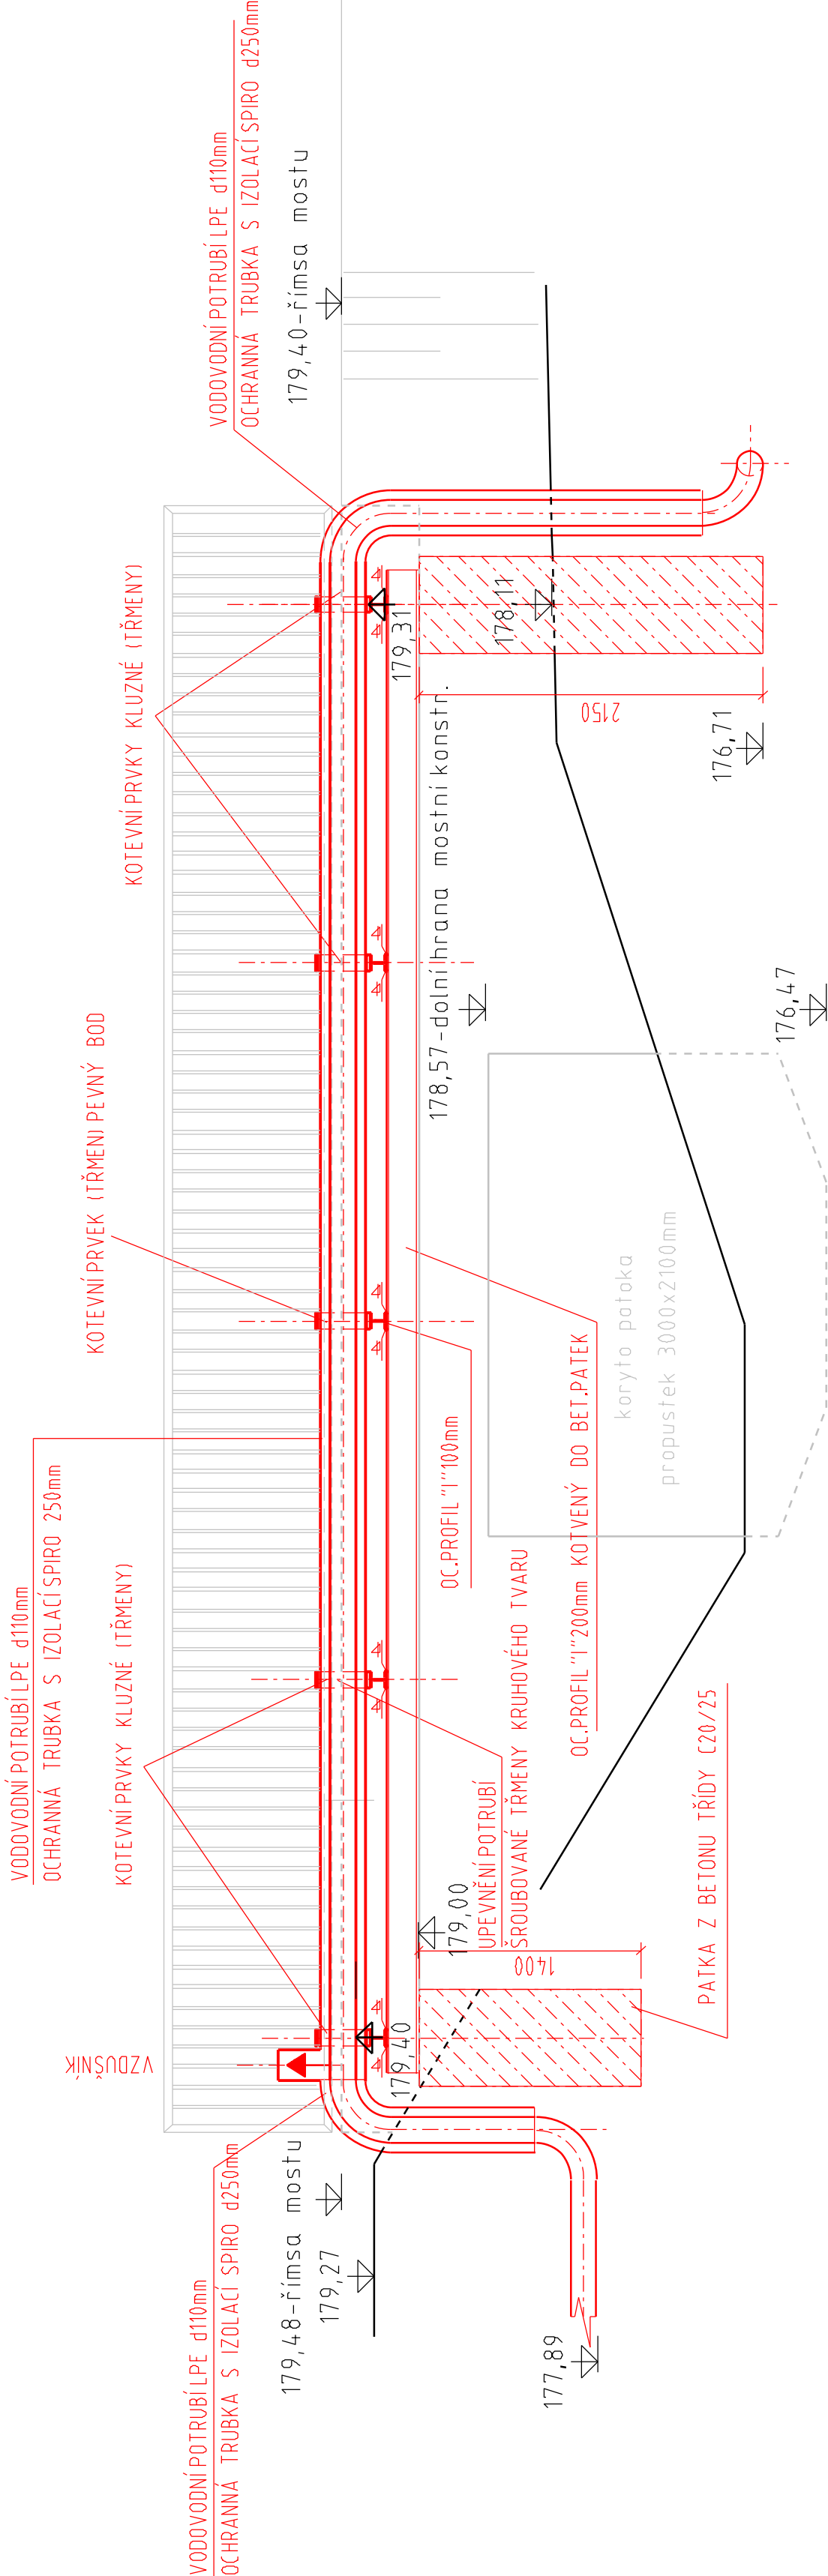

Výškový systém: B.p.v.

Zodp. projektant: Jiří Třináctý, DiS.	Vypracoval: Jiří Třináctý, DiS.		Jiří Třináctý, DiS. PROJEKCE INŽENÝRSKÝCH SÍTÍ Za Bankou 4, 690 02 BŘECLAV tel.: 511112780, e-mail: pls.projekce@seznam.cz
Obec: Velké Némčice	Katastr. úz.: Velké Némčice	Datum: IX/2023	
Investor: Vodovody a kanalizace Břeclav a.s., Čechova 23, Břeclav	Číslo zakázky:		
AKCE: VELKÉ NĚMČICE - oprava vodovodu přes Křepický potok	Formát: 2 x A4		
	Stupeň: TP		
	Měřítko: 1 : 50		
OBSAH: VÝKRES PŘECHODU PŘES VODNÍ TOK	Číslo přílohy: 9	Část:	