


ODKANALIZOVÁNÍ PŘÍTOKU Z PRAMENNÍCH JÍMEK

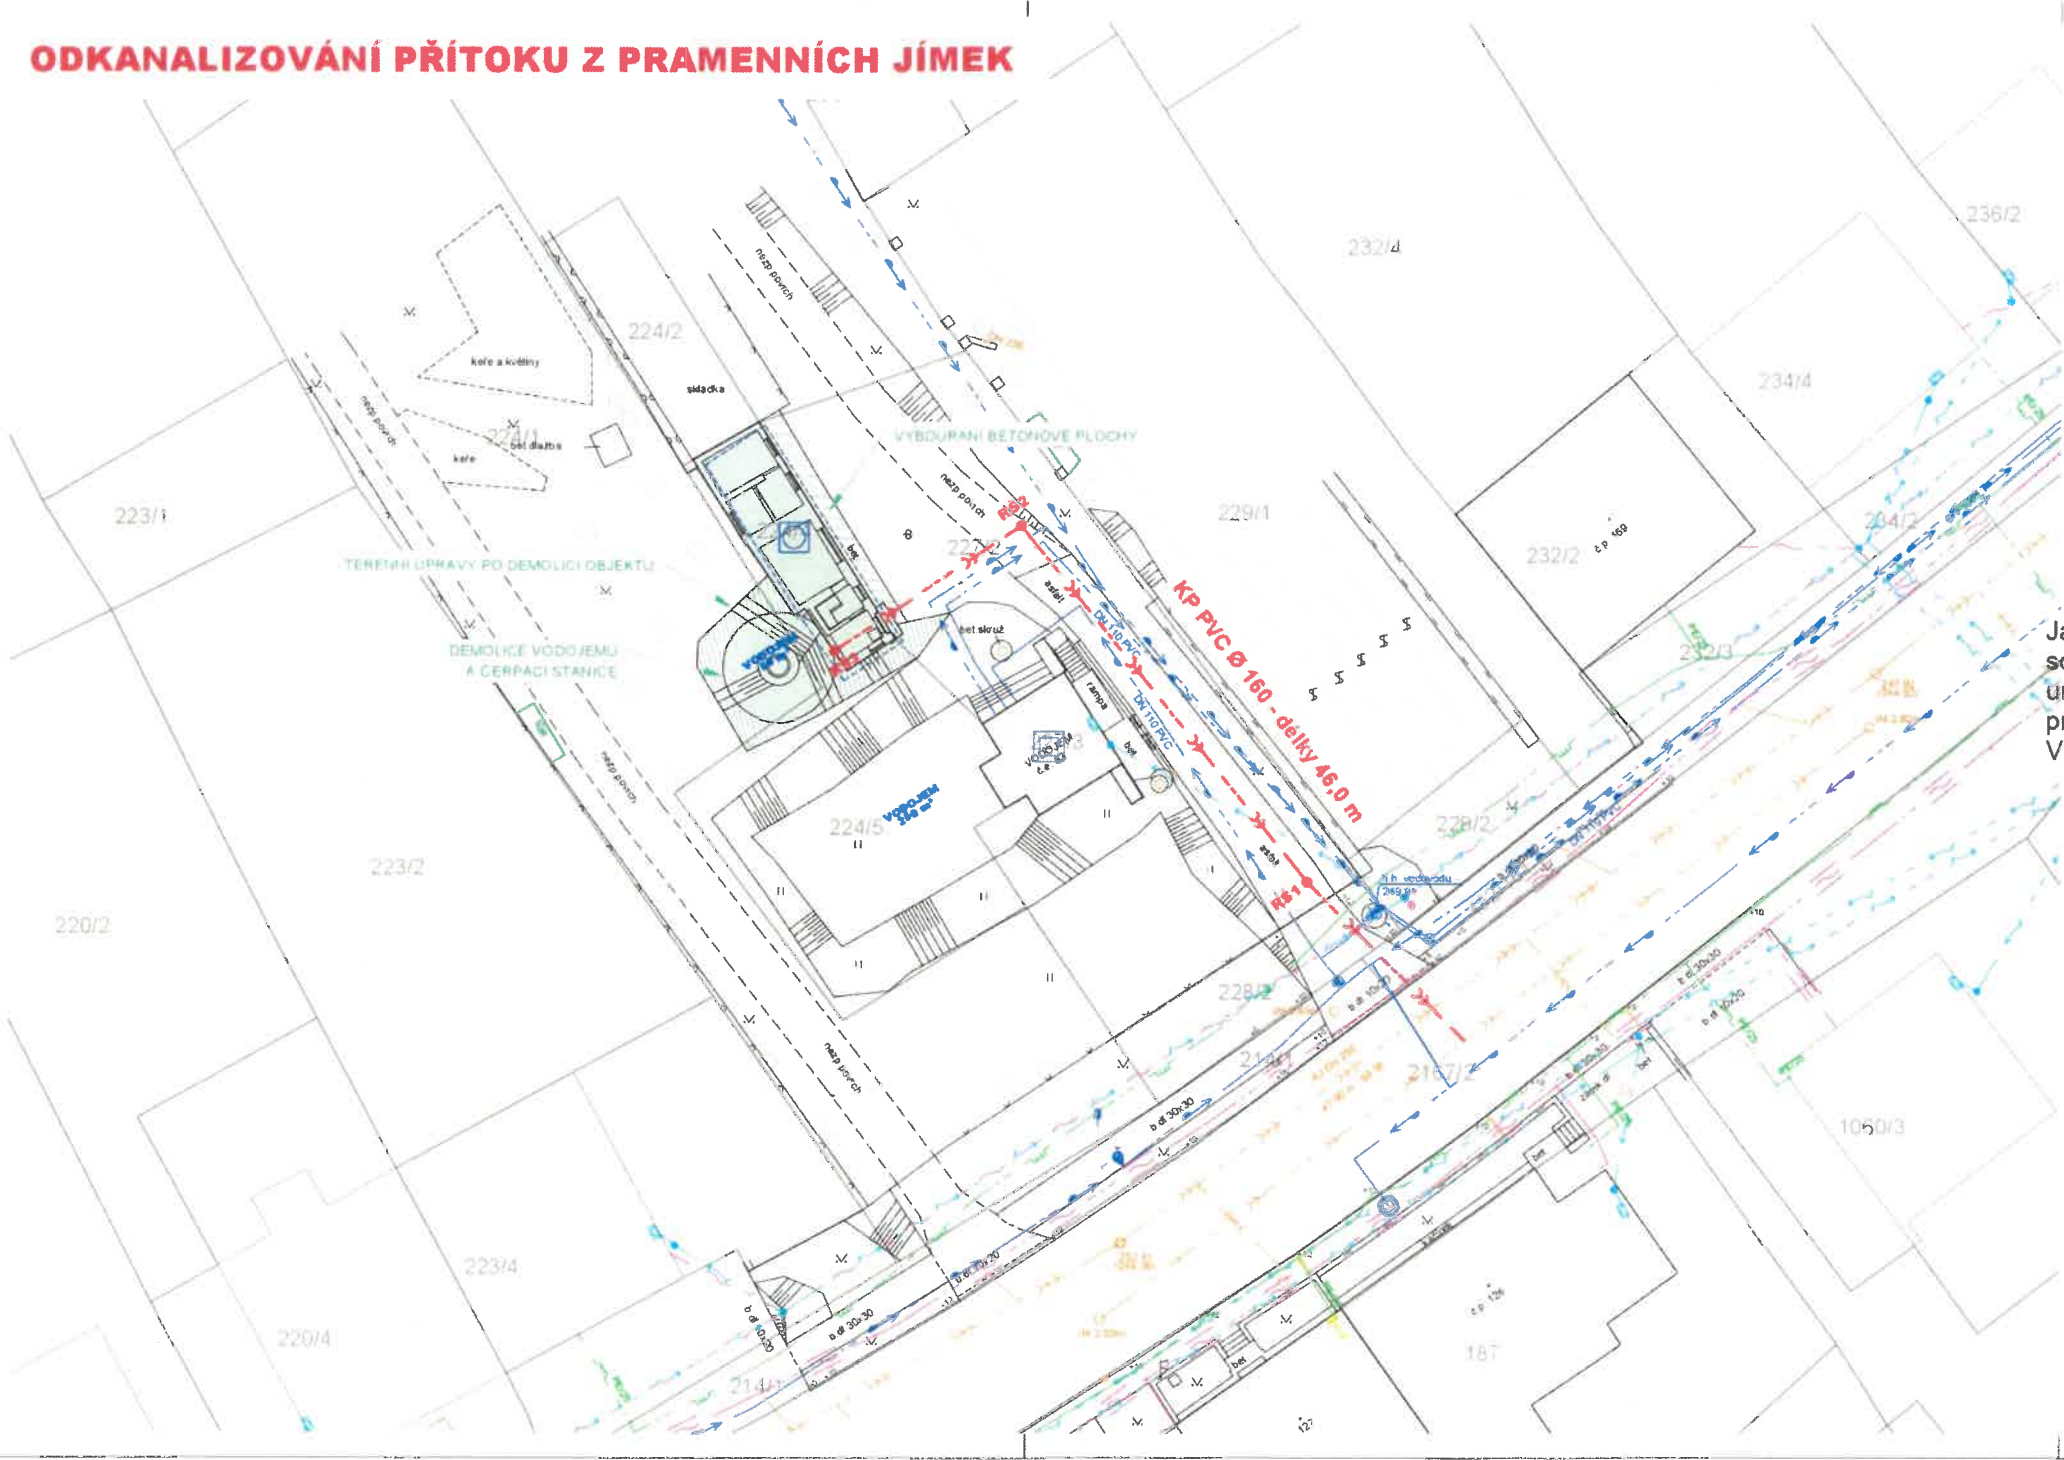




- LEGENDA:**
- > NAVRHOVANA PŘÍPOJKA DEŠŤOVÉ KANALIZACE
- LEGENDA STÁVAJÍCÍCH SÍTÍ:**
- VODOVOD
 - KANALIZACE JEDNOTNÁ
 - KANALIZACE DEŠŤOVÁ
 - PLYNOVOD STL
 - KABELY NN - NADZEMNÍ
 - KABELY VN - NADZEMNÍ
 - KABELY CETIN
 - KABELY CETIN - NADZEMNÍ
- LEGENDA KOORDINAČNÍ STAVBY:**
- NAZEV STAVBY VDJ A ČS PAVLOV - DEMOLICE
- ODSTRAŇOVANÝ OBJEKT
 - TERÉNNÍ ÚPRAVY
 - VYBOURÁNÍ BETONOVÉ PLOCHY

Jako vlastník pozemku parc. č.224/1 k.ú. Pavlov u Dolních Věstonic [718394] souhlasím ve smyslu §184a zák. č. 183/2006 Sb., v platném znění(stavební zákon), s umístěním, povolením a realizací stavby v rámci akce "Pavlov - odkanalizování přítoku pramenních jímek" na sousedních pozemcích
Vlastník pozemku: Zatloukal Milan, Klentnická 129, 69201 Pavlov

Souhlasím
s výše uvedeným
zněním
6.1.2025
MUDc Jm

POZNÁMKA:
STÁVAJÍCÍ PODZEMNÍ VEDENÍ JE ZAKRESLENO POUZE INFORMATIVNĚ
PŘED ZAHÁJENÍM ZEMNÍCH PRACÍ JE NUTNÉ, ABY INVESTOR
ZAJISTIL PŘESNÉ VYTYČENÍ VŠECH PODZEMNÍCH VEDENÍ

Hlavní inženýr projektu:	Ing. Jana Bendová		 PROJEKT, INŽENÝRSTVÍ, STAVBY PULCOVA 76, 692 00 BRNO tel. 541 612 250-5, prov@provo.cz
Zodpovědný projektant:	Ing. Jana Bendová		
Vypracoval:	Ing. Aneta Sprátková		
Stavebník:	Vodovody a kanalizace Břeclav, a.s.		
Stavba:	PAVLOV - ODKANALIZOVÁNÍ PŘÍTOKU Z PRAMENNÍCH JÍMEK		
Objekt:	C. SITUAČNÍ VÝKRESY		
Příloha:	KOORDINAČNÍ SITUACE		
			Formát: 3 A4
			Měřítko: 1:250
			Datum: 05/2023
			Účel: DÚR
			Číslo zakázky: 1648/22
			Paré: <div>Číslo přílohy: C.2</div>

ODKANALIZOVÁNÍ PŘÍTOKU Z PRAMENNÍCH JÍMEK



POZEMKY VE VLASTNICTVÍ:

POZEMKY DOTČENÉ STAVBOU:

- VODOVODY A KANALIZACE BŘECLAV, a.s.
- OBEC PAVLOV
- JIHOMORAVSKÝ KRAJ - SPRÁVA A ÚDRŽBA SILNIC JIHOMORAVSKÉHO KRAJE

SOUSEDNÍ POZEMKY:

- VODOVODY A KANALIZACE BŘECLAV, a.s.
- ÚZSVM + SOUKROMÝ VLASTNÍK
- OBEC PAVLOV
- SOUKROMÝ VLASTNÍK

LEGENDA KATASTRU NEMOVITOSTÍ:


- HRANICE PARCEL
- VNITŘNÍ ČLENĚNÍ PARCEL
- Č. PARCELY


LEGENDA INŽENÝRSKÝCH SÍTÍ:

- NAVRHOVANÁ PŘÍPOJKA DEŠŤOVÉ KANALIZACE
- STÁVAJÍCÍ DEŠŤOVÁ KANALIZACE

Jako vlastník pozemku parc. č.224/1 k.ú. Pavlov u Dolních Věstonic [718394] souhlasím ve smyslu §184a zák. č. 183/2006 Sb., v platném znění(stavební zákon), s umístěním, povolením a realizací stavby v rámci akce "Pavlov - odkanalizování přítoku pramenních jímek" na sousedních pozemcích
Vlastník pozemku: Zatloukal Milan, Klentnická 129, 69201 Pavlov

Souhlasím s
svěšením
knevní
5.1.2025
K. Zatloukal

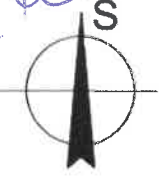

Hlavní inženýr projektu	Ing. Jana Bendová	<i>Bendová</i>	 PROJEKCE INŽENÝRSKÝCH STAVEB HUBCOVA 76, 612 08 BRNO tel: 541 613 325-8, provo@provo.cz	
Zodpovědný projektant	Ing. Jana Bendová	<i>Bendová</i>		
Vypracoval	Ing. Aneta Spratková	<i>Spratková</i>		
Stavebník	Vodovody a kanalizace Břeclav, a.s.			
Stavba:			Formát:	2 A4
PAVLOV - ODKANALIZOVÁNÍ PŘÍTOKU Z PRAMENNÍCH JÍMEK			Měřítko:	1:250
			Datum:	05/2023
			Účel:	DÚR
			Číslo zakázky:	1646/22
Objekt:				
C. SITUAČNÍ VÝKRESY				
Příloha:			Paré:	Číslo přílohy:
KATASTRÁLNÍ MAPA				C.3