


DEMOLICE VDJ A ČS PAVLOV

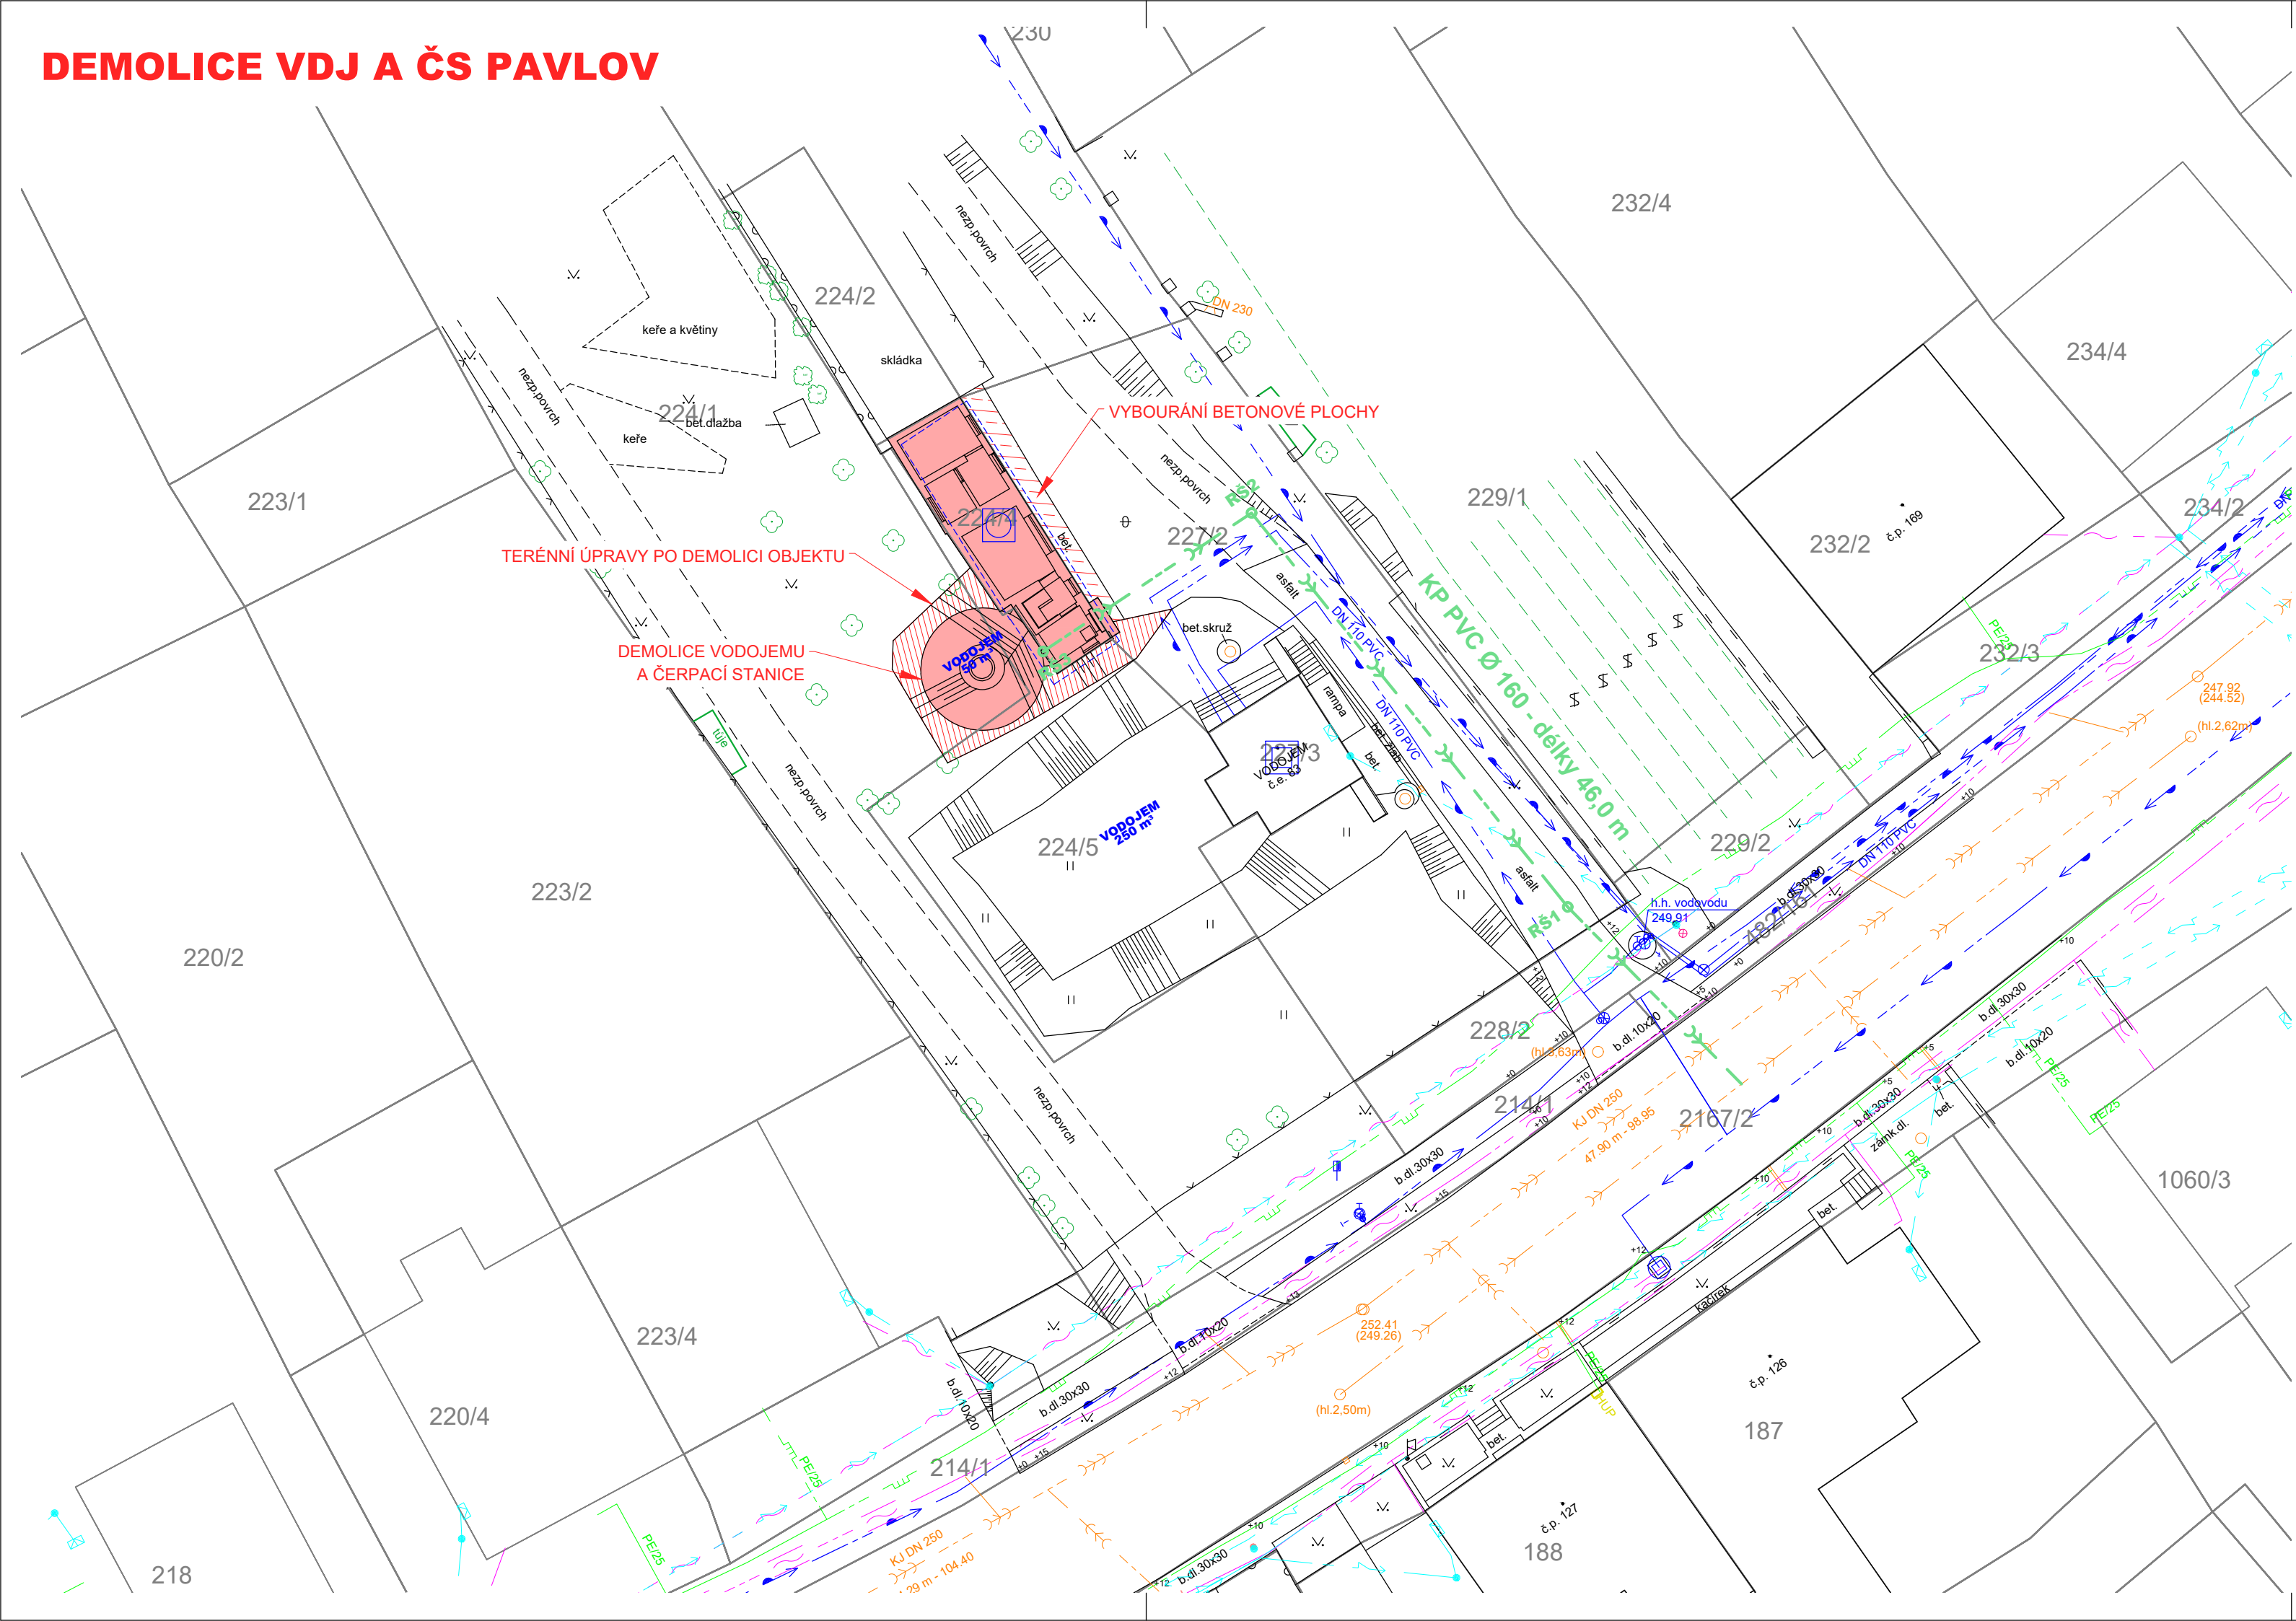


- LEGENDA:**
- ODSTRAŇOVANÝ OBJEKT
  - TERÉNNÍ ÚPRAVY
  - VYBOURÁNÍ BETONOVÉ PLOCHY

- LEGENDA STÁVAJÍCÍCH SÍTÍ:**
- VODOVOD
  - KANALIZACE JEDNOTNÁ
  - KANALIZACE DEŠŤOVÁ
  - PLYNOVOD STL
  - KABELY NN - NADZEMNÍ
  - KABELY VN - NADZEMNÍ
  - KABELY CETIN
  - KABELY CETIN - NADZEMNÍ

- LEGENDA KOORDINAČNÍ STAVBY:**
- NÁZEV STAVBY: PAVLOV - ODKANALIZOVÁNÍ PŘÍTOKU Z PRAMENNÍCH JÍMEK
- NAVRHOVANÁ PŘÍPOJKA DEŠŤOVÉ KANALIZACE

**POZNÁMKA:**

STÁVAJÍCÍ PODZEMNÍ VEDENÍ JE ZAKRESLENO POUZE INFORMATIVNĚ. PŘED ZAHÁJENÍM ZEMNÍCH PRACÍ JE NUTNÉ, ABY INVESTOR ZAJISTIL PŘESNÉ VYTÝČENÍ VŠECH PODZEMNÍCH VEDENÍ.

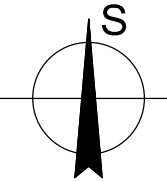

Hlavní inženýr projektu:		Ing. Jana Bendová	
Zodpovědný projektant:		Ing. Jana Bendová	
Vypracoval:		Ing. Aneta Spratková	
Stavebník:		Vodovody a kanalizace Břeclav, a.s.	
Stavba:			Formát: 3 A4
Objekt:			Měřítko: 1:250
			Datum: 05/2023
Příloha:			Účel: DBP
			Číslo zakázky: 1645/22
KOORDINAČNÍ SITUACE			Paré: Číslo přílohy: C.2