




KŘÍŽENÍ S KOMUNIKACÍ – PROTLAK M 1:50

ŘEZ "A-A"

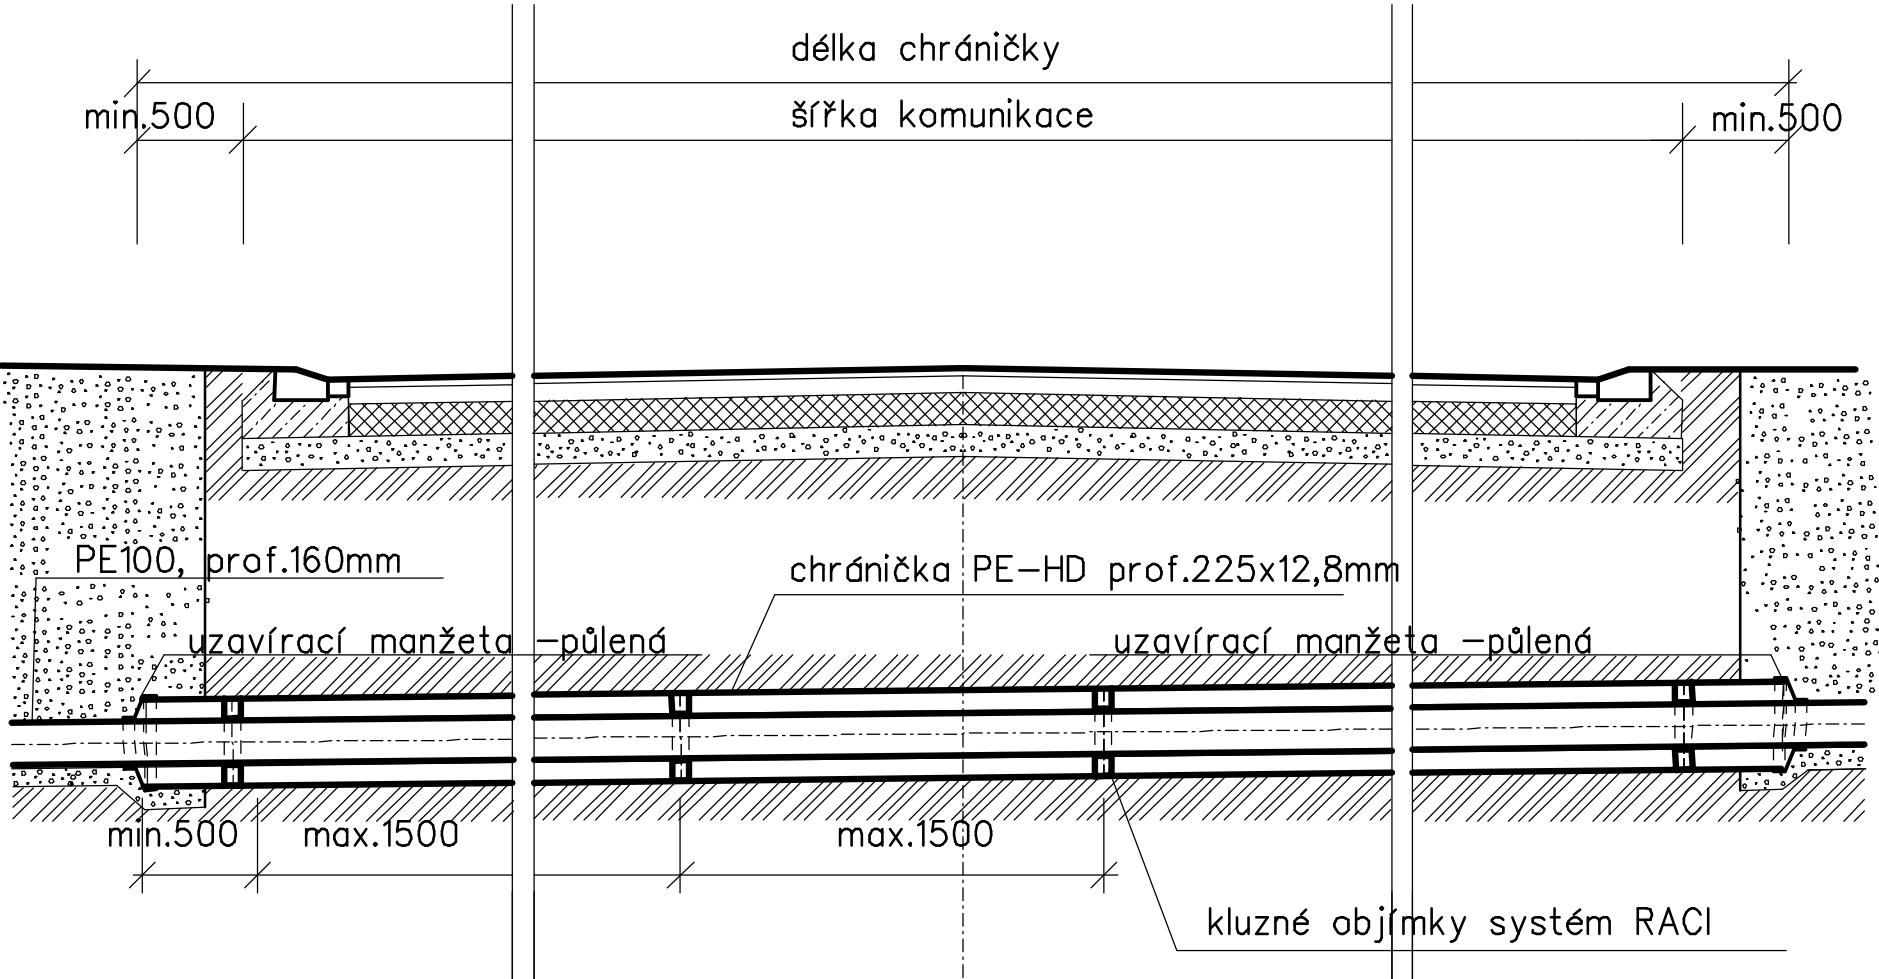

PŮDORYS

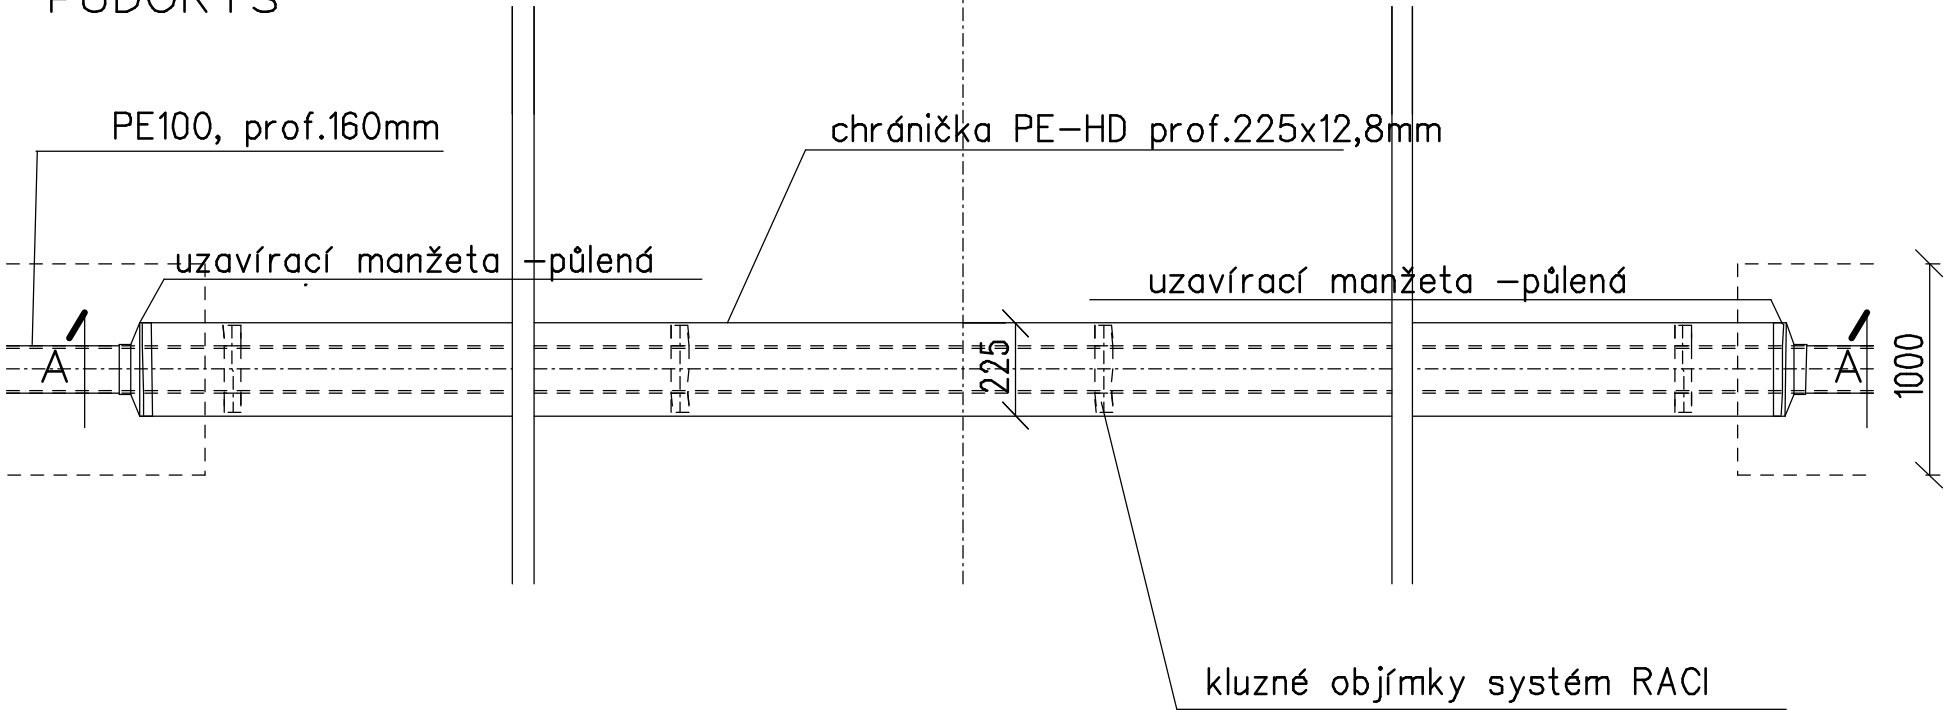

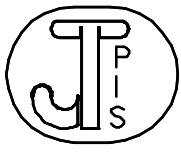Zodp. projektant: Jiří Třináctý, DiS.	Vypracoval: Jiří Třináctý, DiS.		Jiří Třináctý, DiS. PROJEKCE INŽENÝRSKÝCH SÍTÍ Šilingrova 41, 690 02 BŘECLAV e-mail: pis.projekce@seznam.cz
Obec: Novosedly	Katastr. úz.: Novosedly na Moravě	Datum: XI/2024	
Investor: Vodovody a kanalizace Břeclav, a.s. Čechova 23, 690 11 Břeclav		Číslo zakázky:	
AKCE: NOVOSEDLY – rekonstrukce přechodu vodovodního potrubí přes Polní potok		Formát: A4	
		Stupeň: DSP	
		Měřítko: 1:50	
OBSAH: KŘÍŽENÍ S KOMUNIKACÍ – PROTLAK		Číslo přílohy: 8	Část: D.1.1.2