



PŘECHOD PŘES VODNÍ TOK

PŮDORYS M 1:50

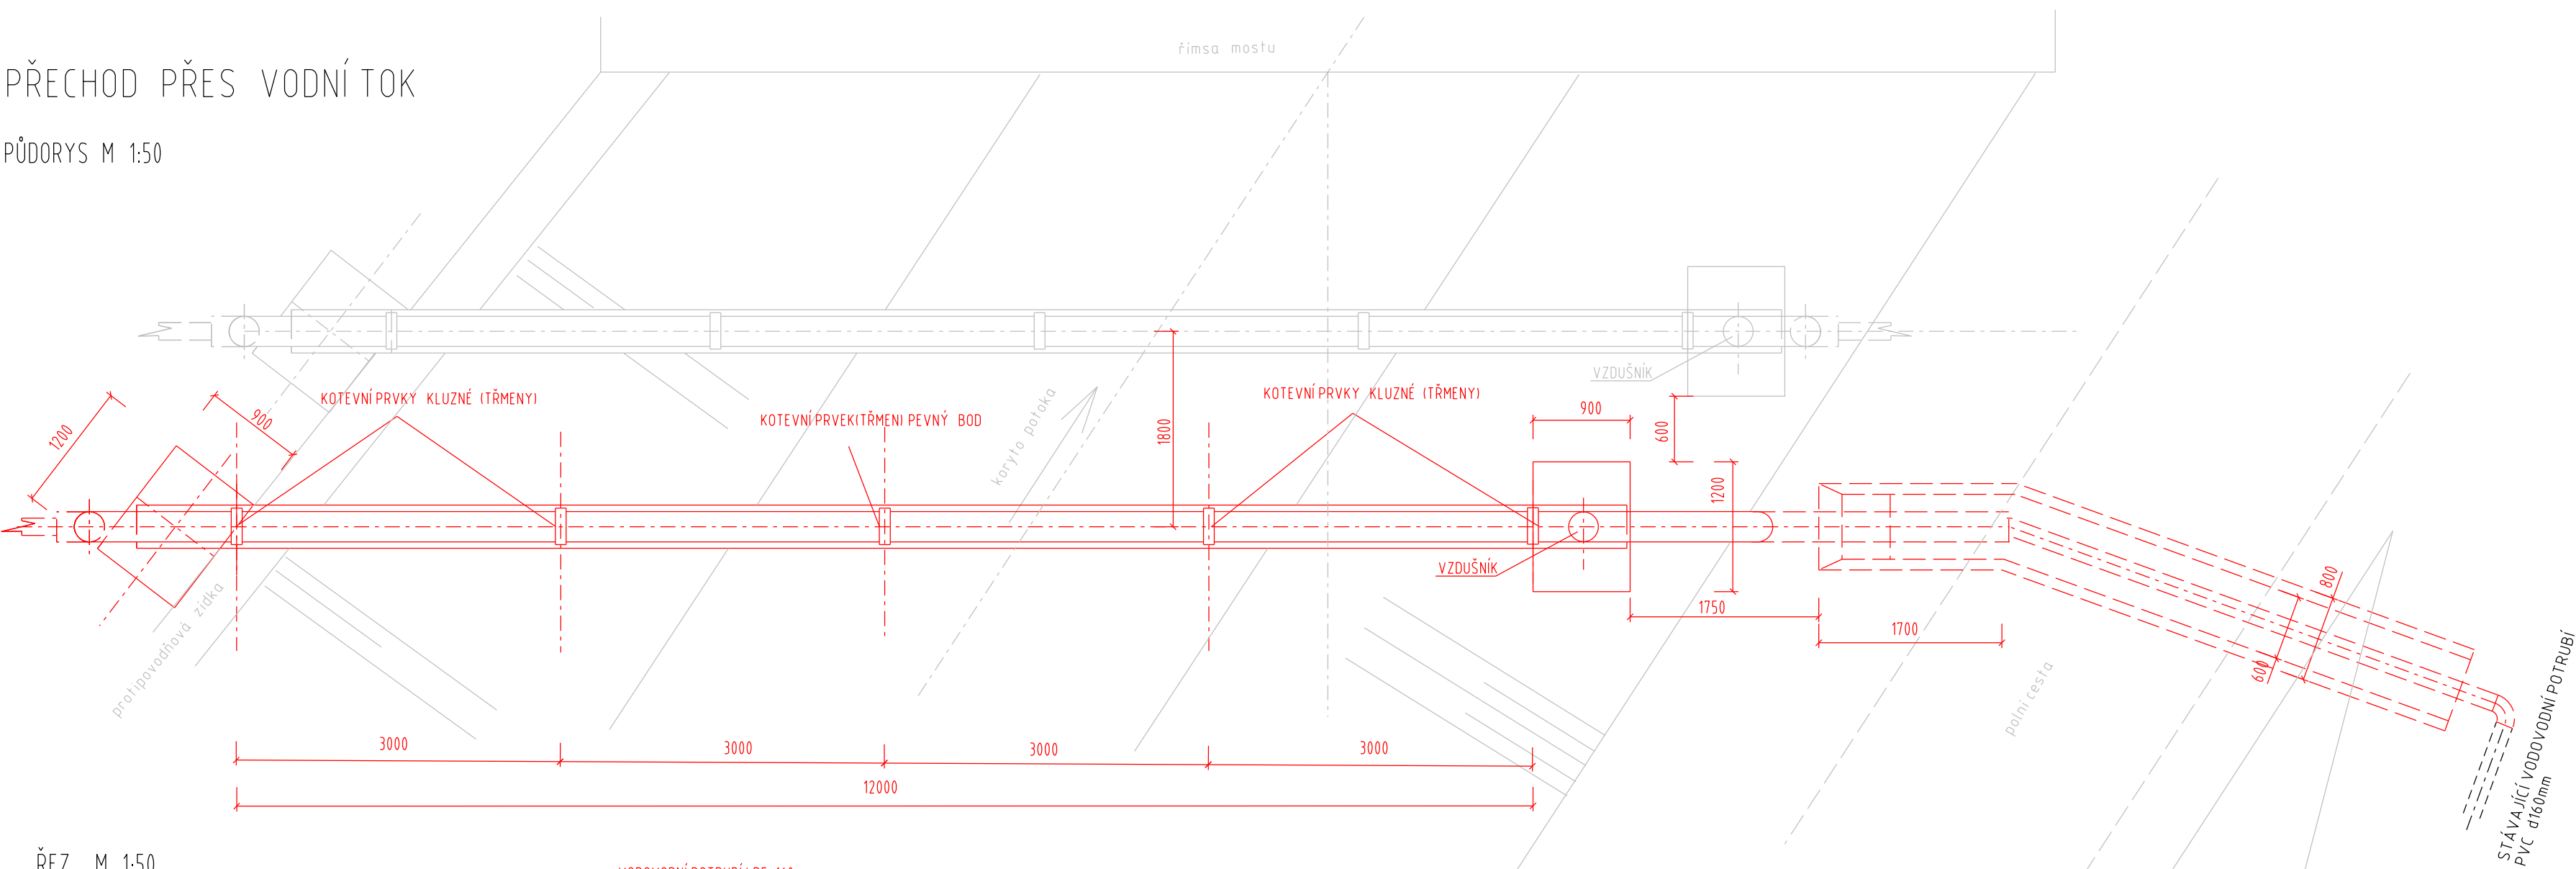


ŘEZ M 1:50

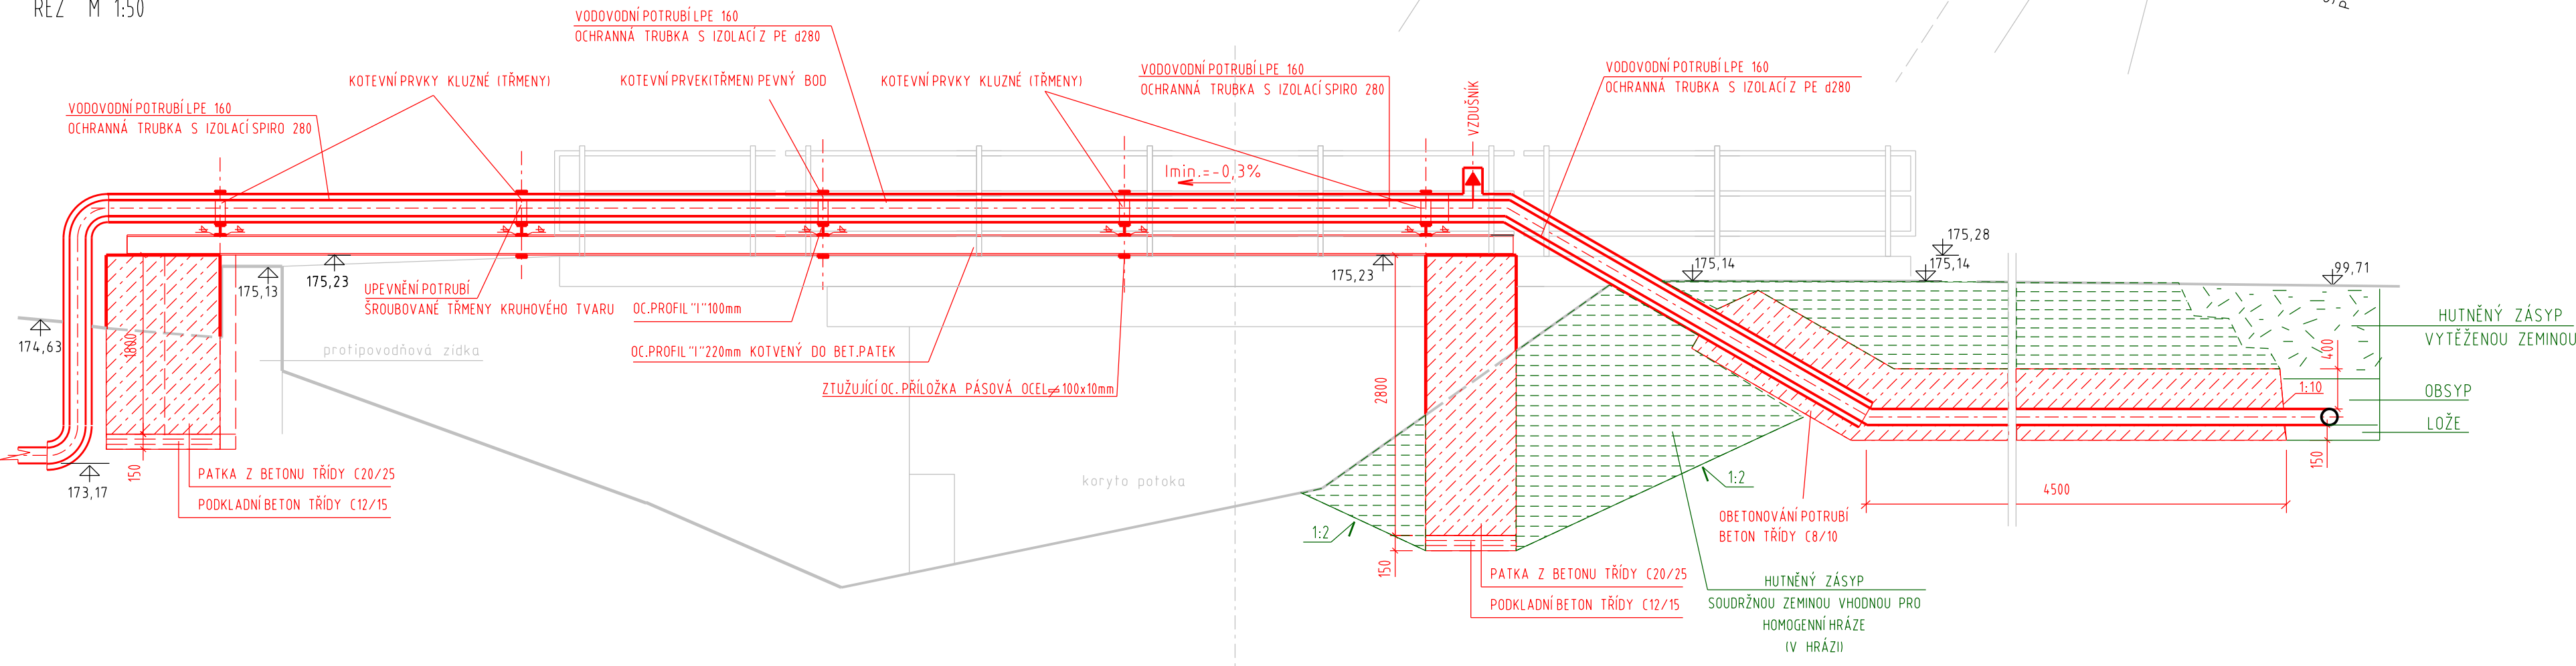

PŘÍČNÝ ŘEZ ULOŽENÍM POTRUBÍ V HRÁZI

M 1:50

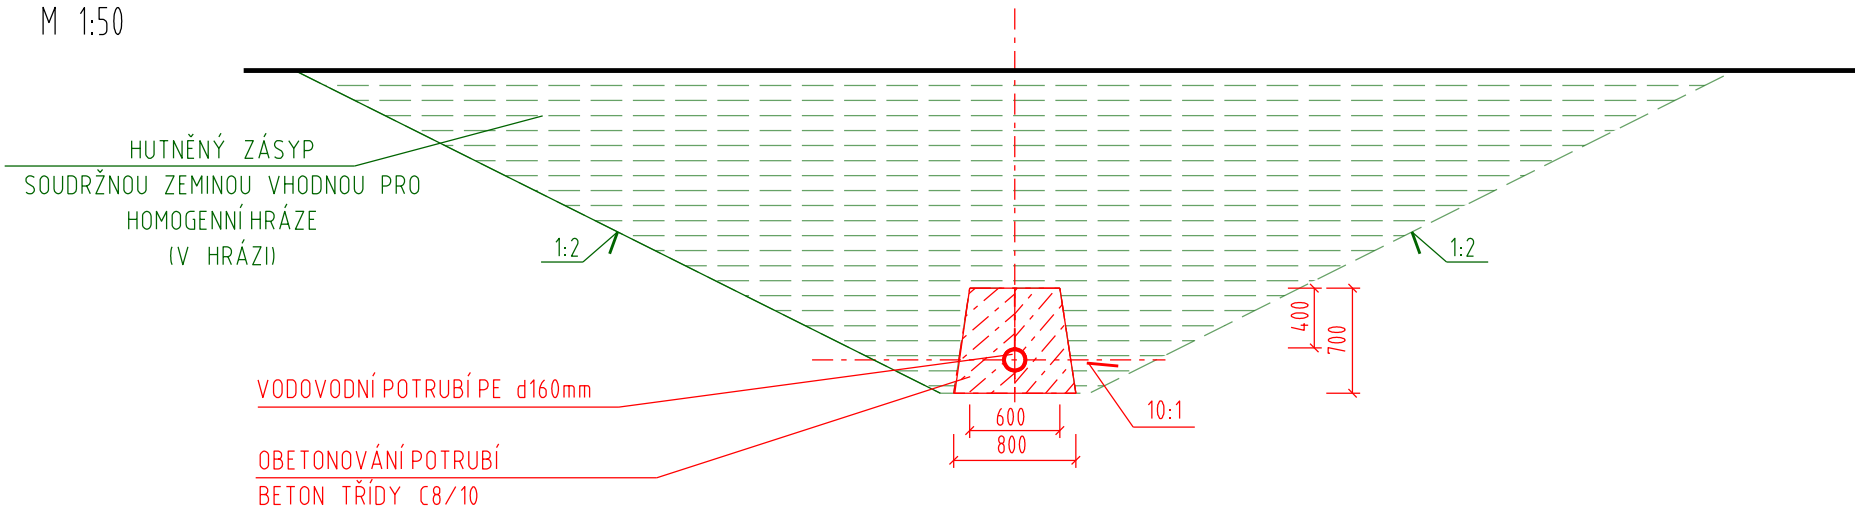

Výškový systém: B.p.v.

Zodp. projektant: Jiří Třináctý, DiS.	Vypracoval: Jiří Třináctý, DiS.	Jiří Třináctý, DiS. PROJEKCE INŽENÝRSKÝCH SÍTÍ Šilingrova 41, 690 02 BŘECLAV e-mail: pis.projekce@seznam.cz	
Obec: Novosedly	Katastr. úz.: Novosedly na Moravě	Datum: XI/2024	
Investor: Vodovody a kanalizace Břeclav, a.s., Čechova 23, Břeclav		Číslo zakázky:	
AKCE: NOVOSEDLY - rekonstrukce přechodu vodovodního potrubí přes Polní potok		Formát: 6 x A4	
		Stupeň: DSP	
		Měřítko: 1 : 50	
OBSAH: VÝKRES PŘECHODU PŘES VODNÍ TOK	Číslo přílohy: 6	Část: D.1.1.2	