



POHOŘELICE - DVŮR
KANALIZACE
SITUACE - 1 : 5000

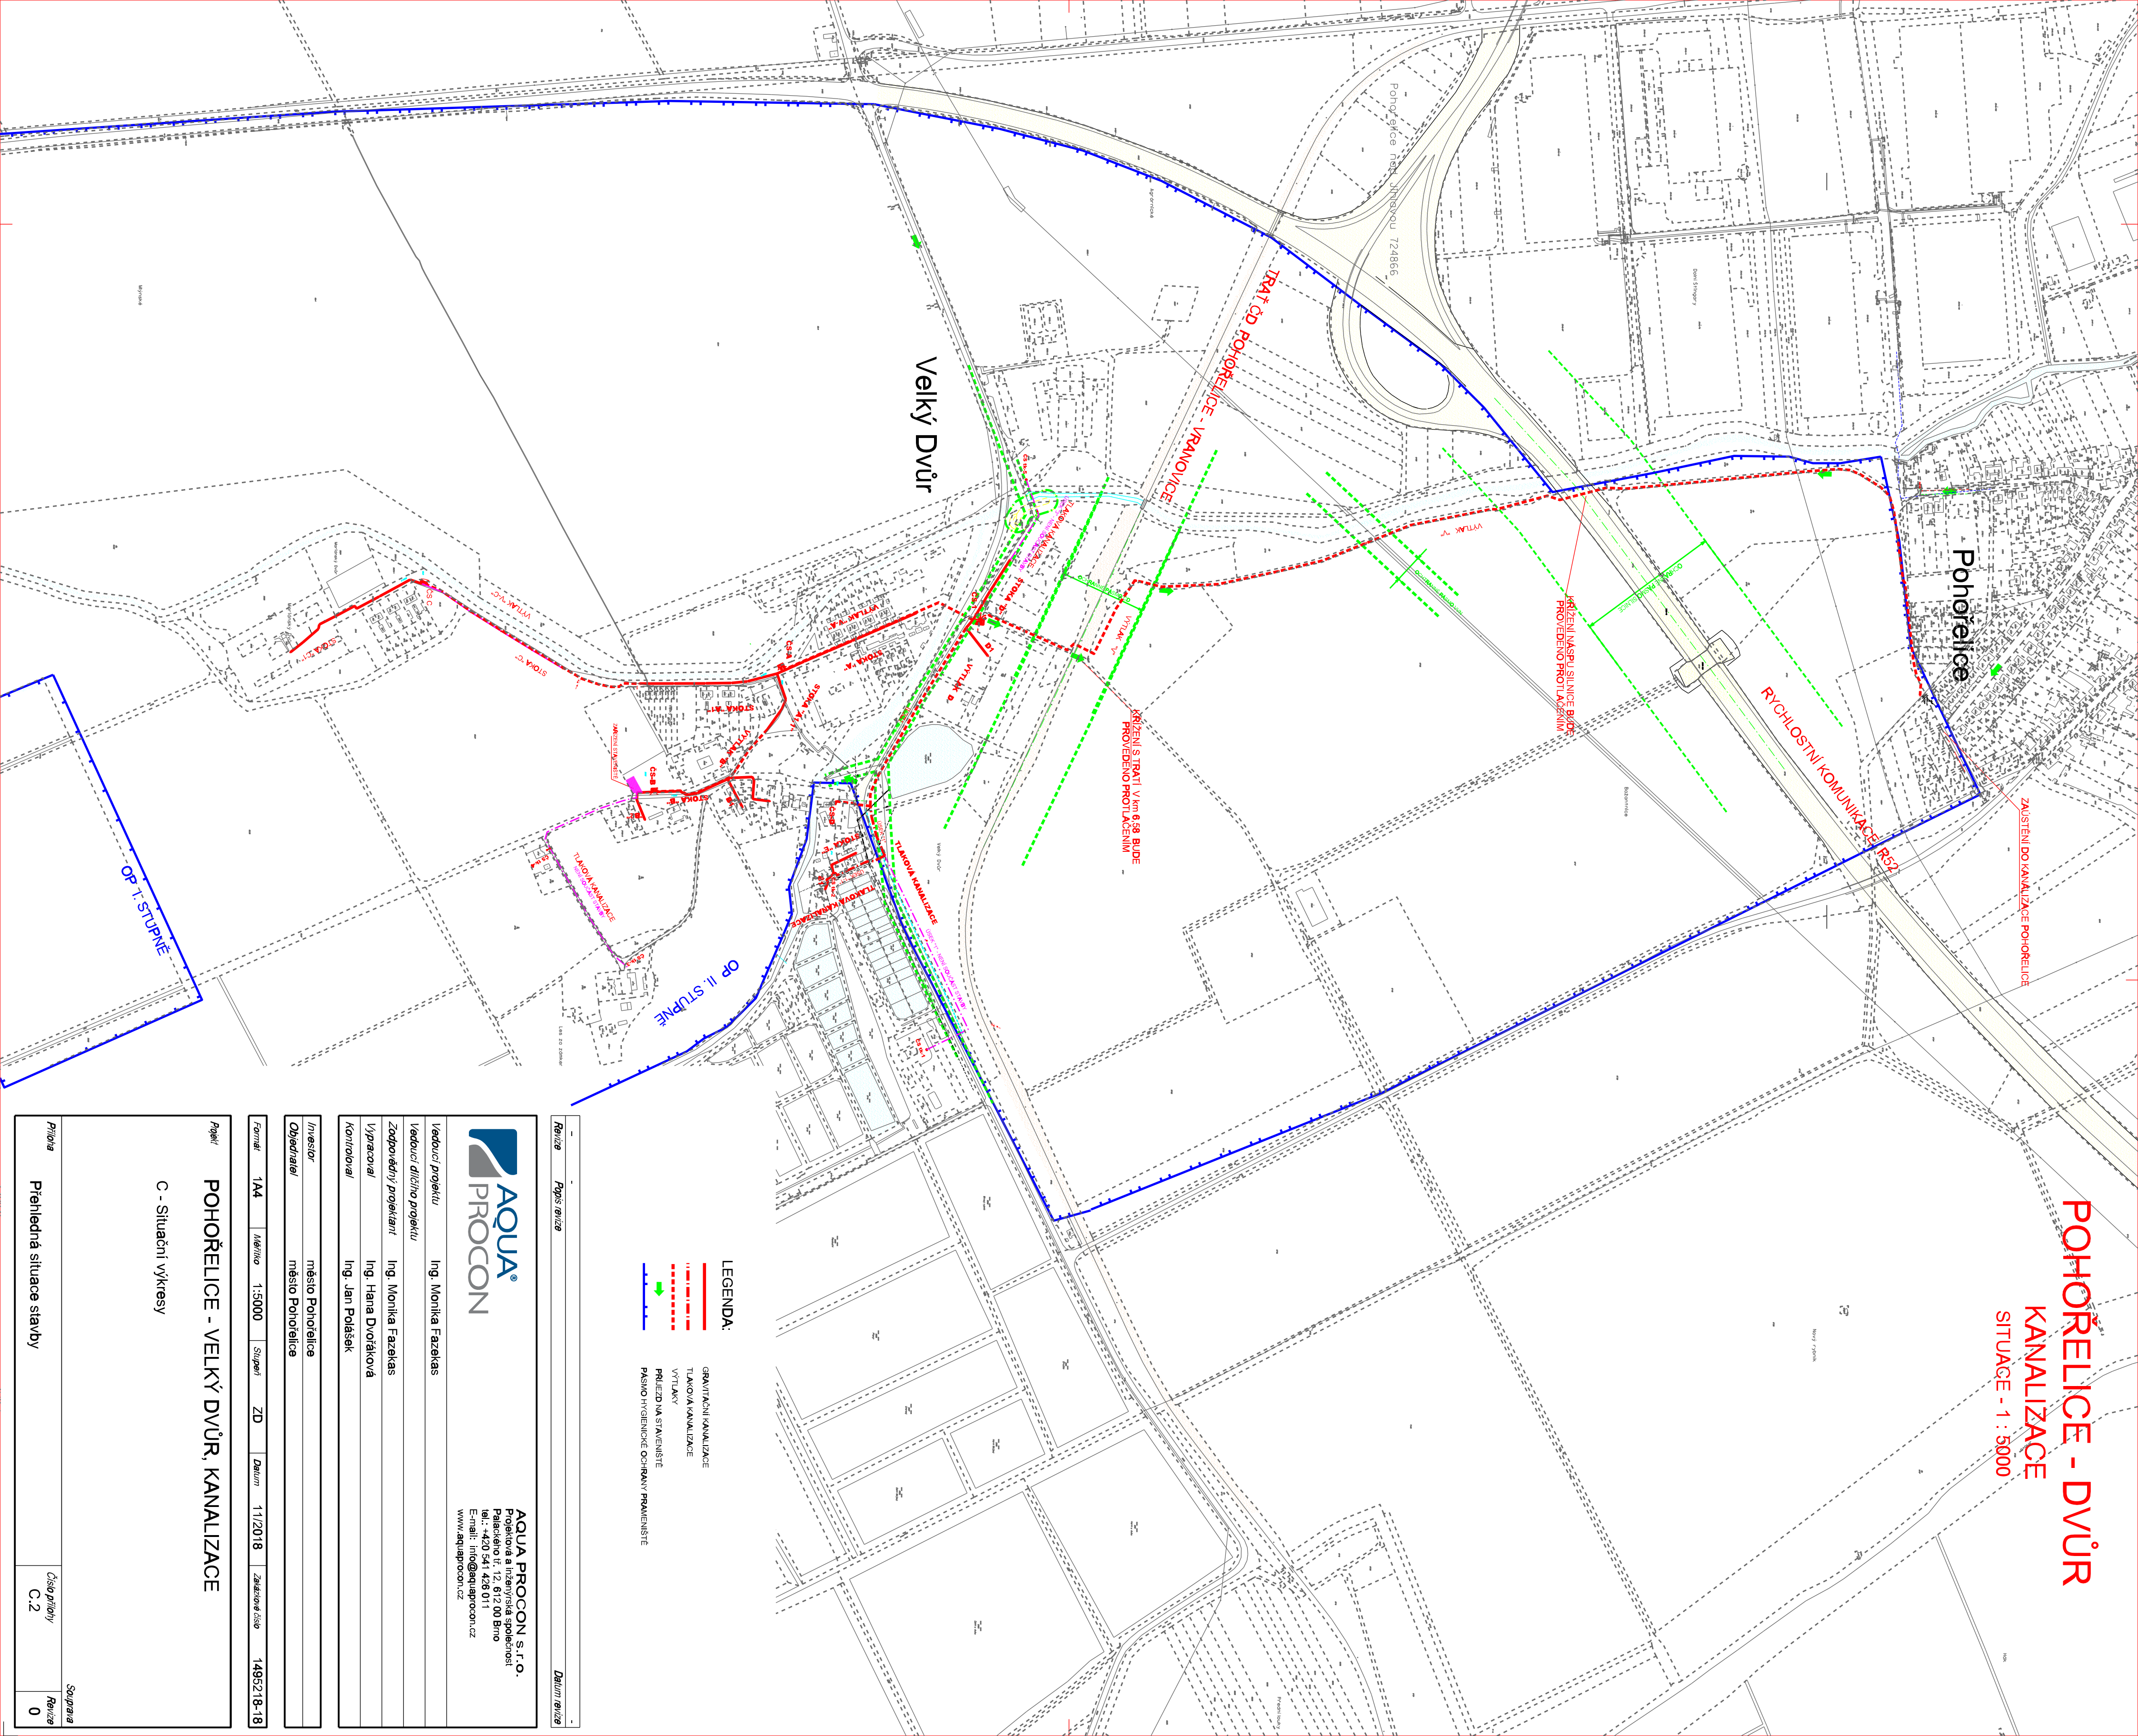

- LEGENDA:
- GRAVITAČNÍ KANALIZACE
 - TLAKOVÁ KANALIZACE
 - VYTUKY
 - PŘÍJEZD NA STAVENISTI
 - PÁSMO HYGIENICKÉ OCHRANY PRAVNÍSTI

| Revize | Popis revize | Datum revize |
|--------|--------------|--------------|
| | | |



AQUA PROCON S.R.O.
Projektová a inženýrská společnost
Palačkůvův tř. 12, 612 00 Brno
tel.: +420 541 426 011
E-mail: info@aquaprocon.cz
www.aquaprocon.cz

| | |
|------------------------|---------------------|
| Vedoucí projektu | Ing. Monika Fazekas |
| Vedoucí dílny projektu | |
| Zodpovědný projektant | Ing. Monika Fazekas |
| Výpracoval | Ing. Hana Dvořáková |
| Kontroloval | Ing. Jan Polášek |

| | |
|------------|------------------|
| Investor | město Pohořelice |
| Objednatel | město Pohořelice |

| | | | | | | | | | |
|-------|------|---------|--------|--------|----|-------|---------|-----------------|------------|
| Forma | 1:44 | Měřítko | 1:5000 | Stupeň | ZD | Datum | 11/2018 | Začlenění číslo | 1495218-18 |
|-------|------|---------|--------|--------|----|-------|---------|-----------------|------------|

| | | | | | | |
|-------------------------------------|--------------------------|---------------|-----|--------|--------|---|
| Příloha | Přehledná situace stavby | Číslo přílohy | C.2 | Seznam | Revize | 0 |
| POHOŘELICE - VELKÝ DVŮR, KANALIZACE | | | | | | |
| C - Situační výkresy | | | | | | |