





ČS Lednice - VDJ Sedlec - II. etapa, oprava přívodního řadu

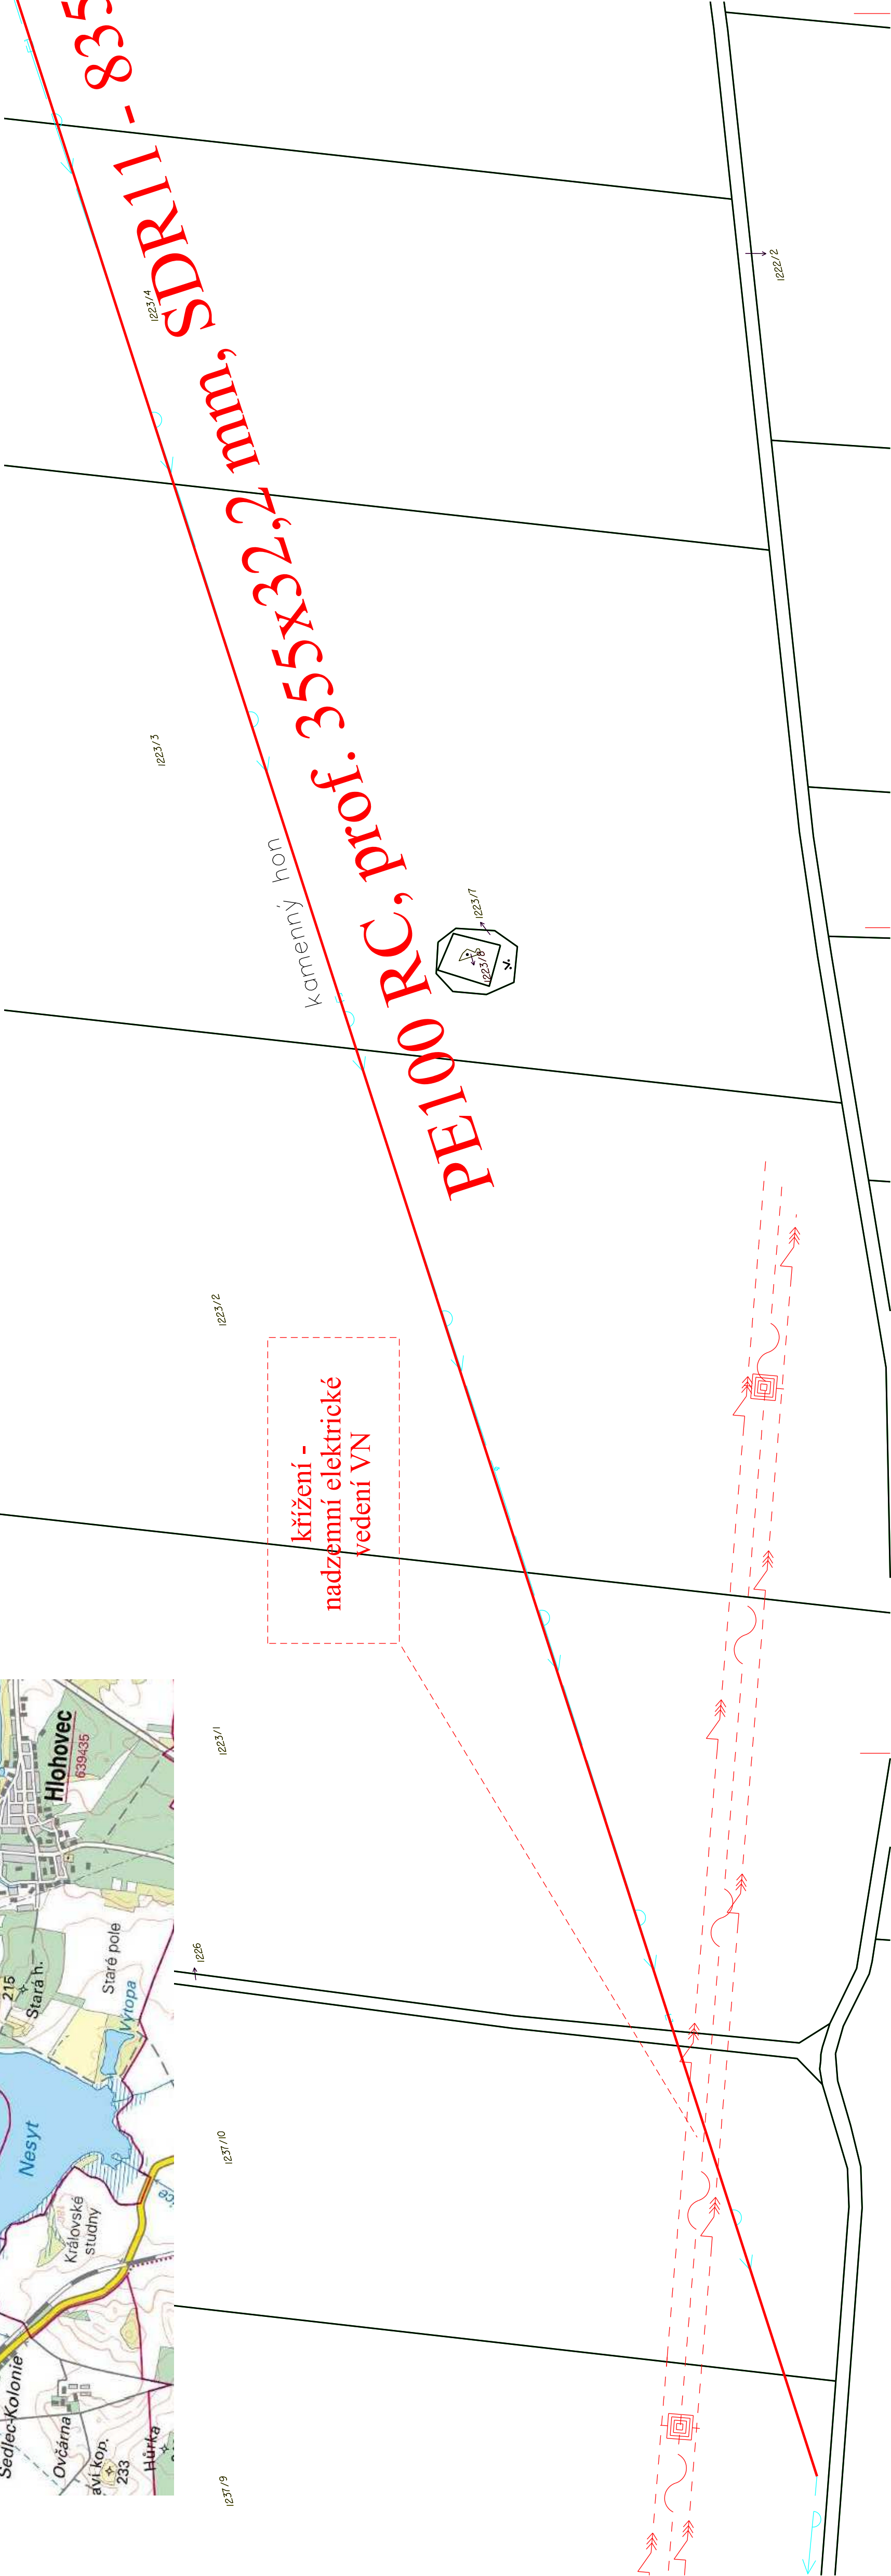

křížení -
nadzemní elektrické
vedení VN

kamenný hon

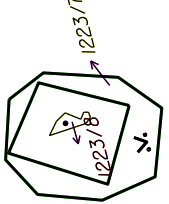

- NADZEMNÍ SĐĽOVACÍ KABEL - E.ON
- NADZEMNÍ ELEKTRICKÉ VEDENÍ VVN - E.ON
- NADZEMNÍ ELEKTRICKÉ VEDENÍ VN - E.ON
- ROZSAH OPRAVY VODOVODU
- VODOVODNÍ ŘAD

 Vodovody a kanalizace Břeclav				Vodovody a kanalizace Břeclav, a.s. Čechova 1300/23 690 02 Břeclav			
Vypracoval: Ing. Ošička	Projektant: Ing. Hrabal	Hl.ing.projektu:	Tech. kontrola:	číslo zakázky:	Datum: 07/2021		
Investor: Vodovody a kanalizace Břeclav, a.s.						stupeň:	
Akce: ČS LEDNICE – VDJ SEDLEC – II. ETAPA OPRAVA PŘÍVODNÍHO ŘADU							Soubor: 4xA4
Příloha: PODROBNÁ SITUACE							
						MĚŘÍTKO: 1:1000	č. přílohy: