




PE HD 100 SDR 17 D 110 x 6,6 MM - DL. 325,0 m

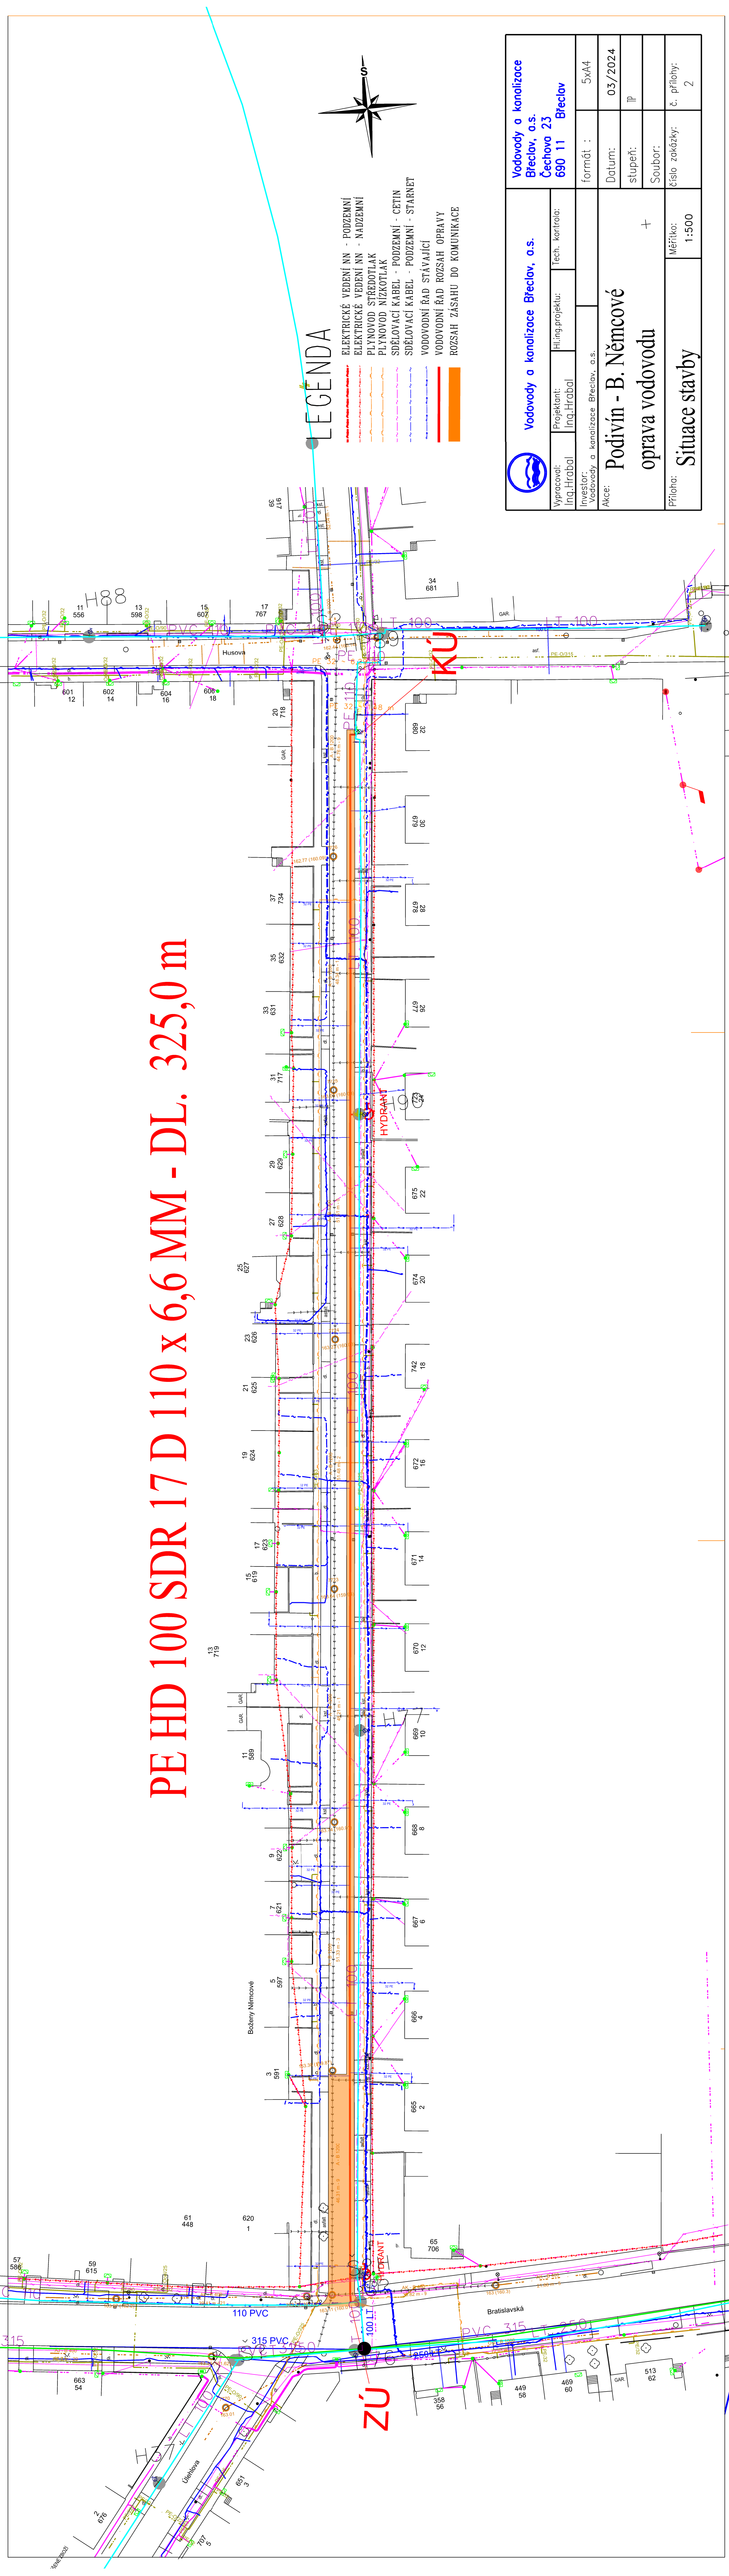

LEGENDA

- ELEKTRICKÉ VEDENÍ NN - PODZEMNÍ
- ELEKTRICKÉ VEDENÍ NN - NADZEMNÍ
- PLYNOVOD STŘEDOTLAK
- PLYNOVOD NIZKOTLAK
- SDELOVACÍ KABEL - PODZEMNÍ - CETIN
- SDELOVACÍ KABEL - PODZEMNÍ - STARNET
- VODOVODNÍ ŘÁD STÁVAJÍCÍ
- VODOVODNÍ ŘÁD ROZSAH OPRAVY
- ROZSAH ZÁSAHU DO KOMUNIKACE

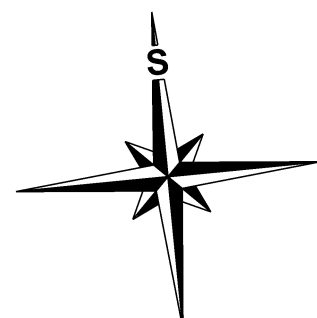

 Vodovody a kanalizace Břeclav, a.s.		Vodovody a kanalizace Břeclav, a.s. Břeclav, a.s. Čechova 23 690 11 Břeclav	
		Vypracoval: Ing. Hrabal	Projektant: Ing. Hrabal
Investor: Vodovody a kanalizace Břeclav, a.s.		Datum: 03/2024	
Akce: Podivín - B. Němcové oprava vodovodu		stupeň: IP	
Příloha: Situace stavby		Soubor: č. přílohy: 2	
Měřítko: 1:500		+	