


# KANALIZACE VELKÝ DVŮR

## SITUACE STAVBY 5. ČÁST

M 1 : 500

TLAKOVÁ KANALIZACE - úsek č.2  
není součástí stavby

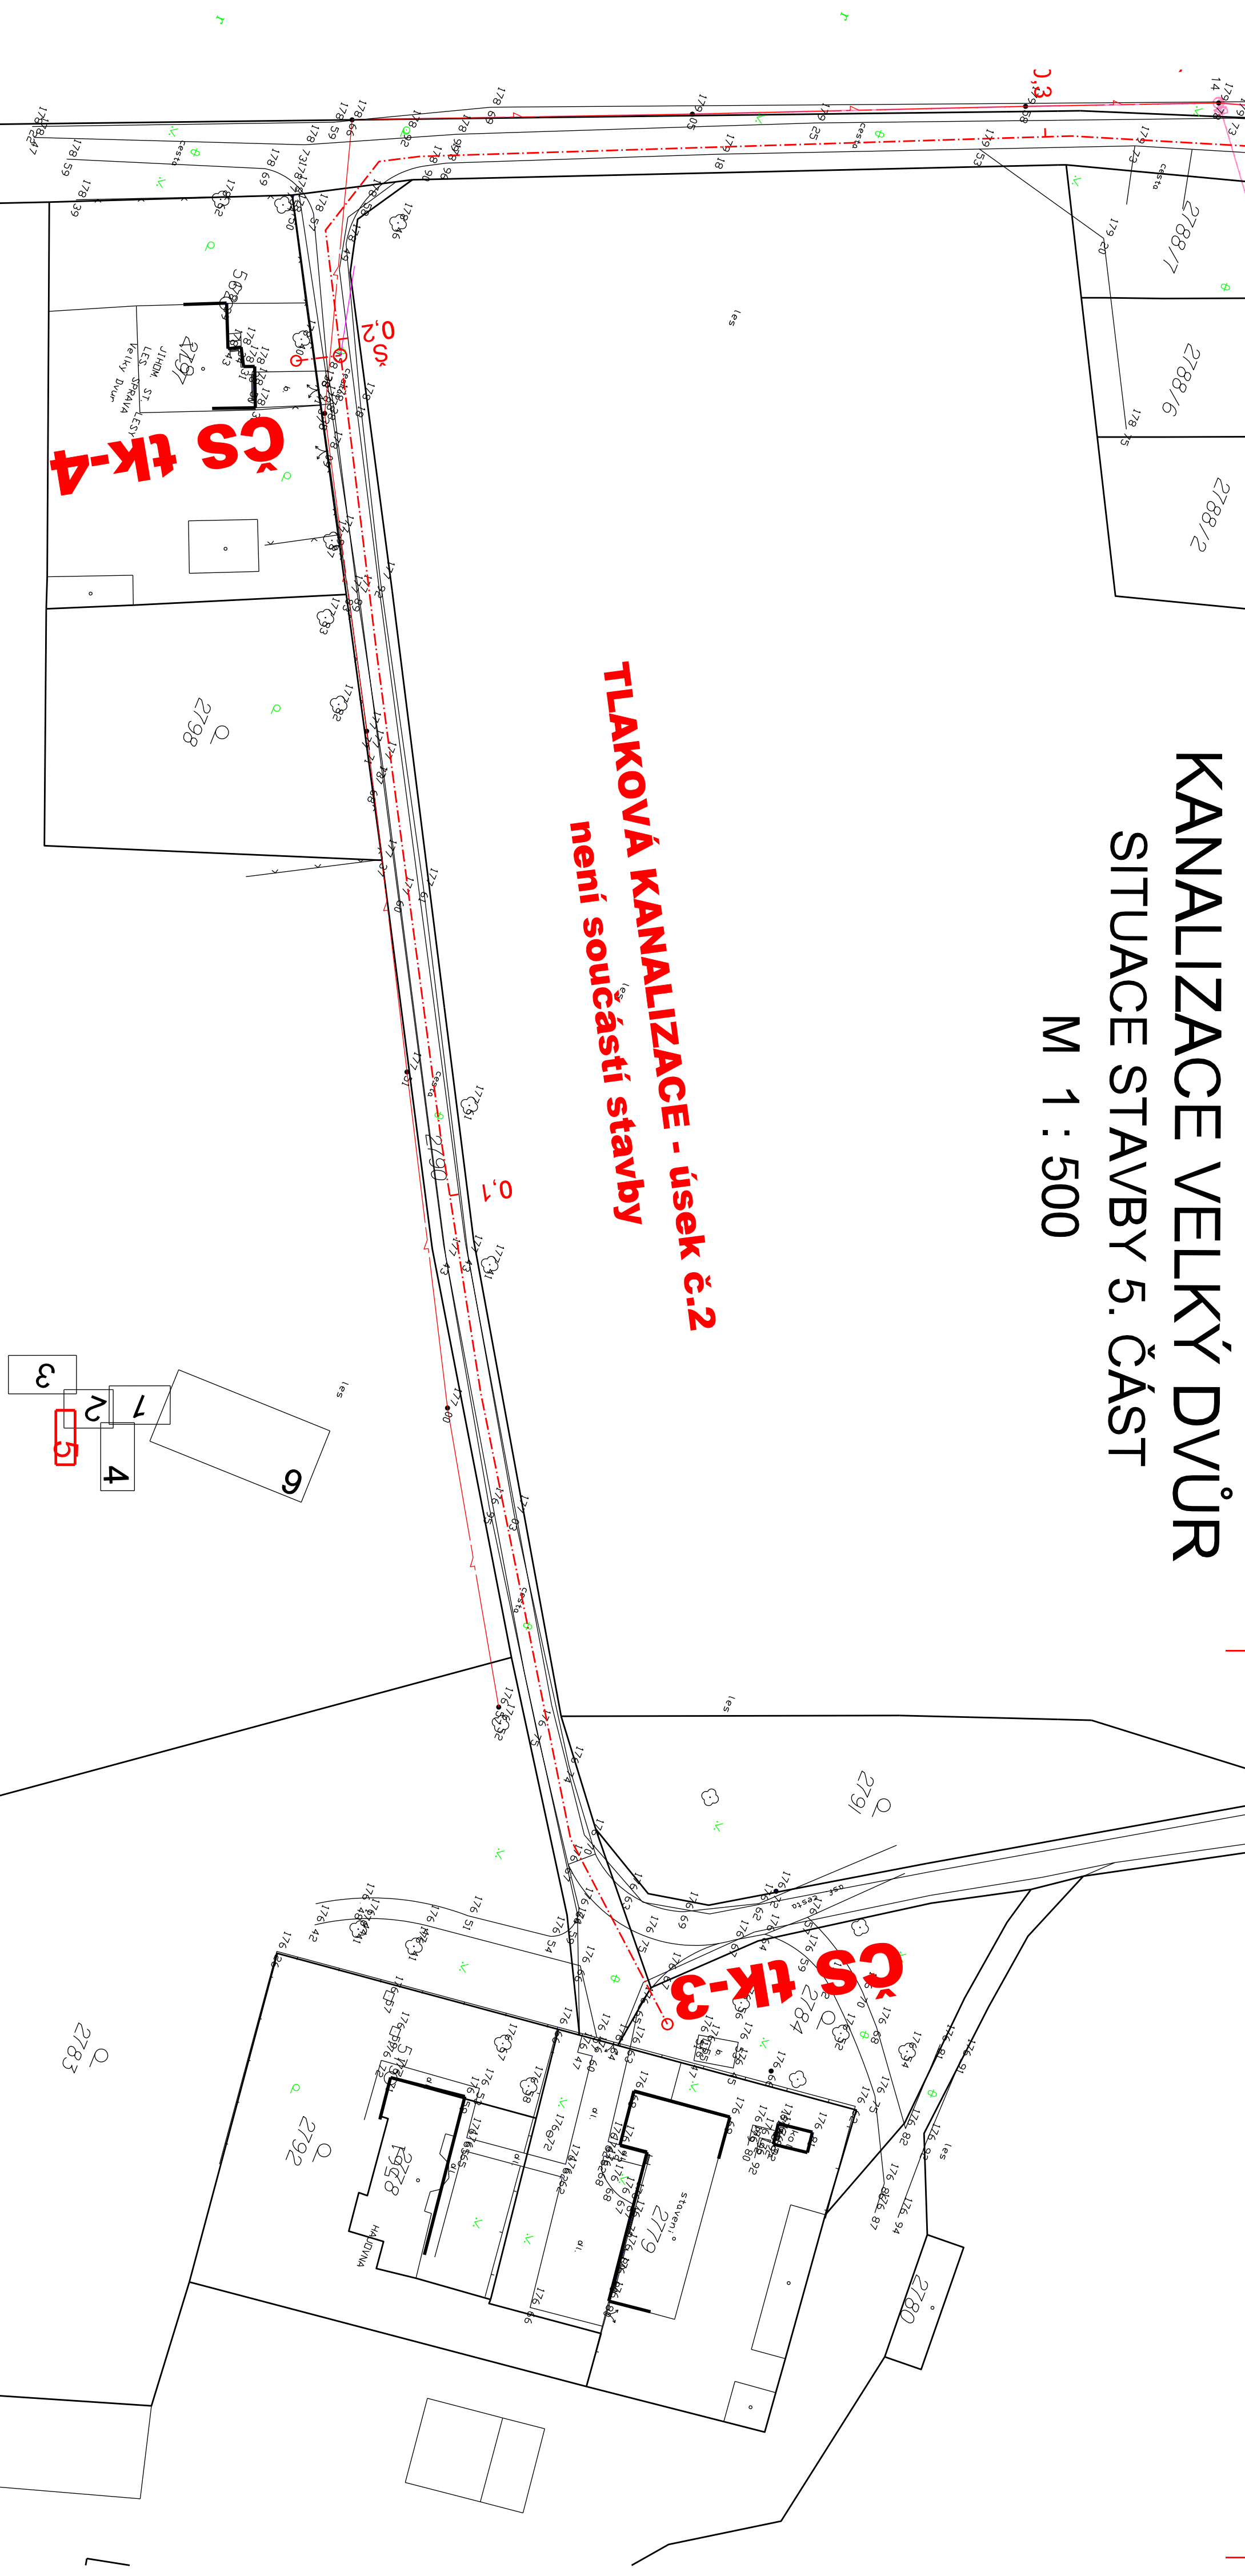


### LEGENDA - stávající sítě

- KABEL TELECOMU
- STL PLYNOVOD
- VODOVOD
- NADZEMNÍ NN
- NADZEMNÍ VN

### LEGENDA - navržené sítě

- GRAVITAČNÍ KANALIZACE
- VÝTLAČNÝ RAD
- TLAKOVÁ KANALIZACE

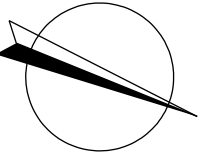

Revize	Popis revize	Datum revize
-	-	-
<b>AQUA PROCON S.R.O.</b> Projektové a inženýrská společnost Palackého 12, 612 00 Brno tel.: +420 541 428 011 E-mail: info@aquaprocon.cz www.aquaprocon.cz		
<b>PROCON</b>		
Vedoucí projektu Ing. Milan Joki		
Vedoucí dílčeho projektu Ing. Milan Joki		
Zodpovědný projektant Ing. Hana Dvořáková		
Kontrola Ing. Jan Polásek		
Investor město Pohorelice		
Objednatel město Pohorelice		
Formát	1A4	Měřítko 1:500
Stupeň	DSP	Datum 12/2017
Zakázka číslo	1472917-16	
<b>POHOŘELICE - VELKÝ DVŮR, KANALIZACE</b>		
C - Situační výkresy		
C.3 - Situace stavby		
Souprava		Revizní 0
Příloha	SITUACE STAVBY Č.5	Číslo přílohy C.3.5